



RELAÇÃO DE MATERIAL


N°	QUANT.	Ø(mm)	L(mm)	DISCRIMINAÇÃO	ABREVIAT.
01	01			COMLUNTO MOTOR-BOMBA	
02	01	100		REDUÇÃO DE AÇO SCHEDULE - 40 ROSCÁVEL	
03	11	100		LUA DE AÇO SCHEDULE - 40 ROSCÁVEL	
04	10	100	6000	TUBO DE AÇO SCHEDULE - 40 ROSCÁVEL	
04a	01	20	72000	TUBO PVC-JS Ø20mm	
04b	01	32	80000	CABO MANILHA Ø1"	
05	01	100	100	PEÇA DE EXTREMIDADE FLANGE E PONTA EM AÇO SCHEDULE - 40 ROSCÁVEL	
06	01	100		CURVA 90° COM FLANGES	C90FF10
07	04	100	100	TOCO COM FLANGES	T0F10
08	01	100		JUNTA DE DESMONTAR TRAVADA AXIALMENTE	J0TA10
09	01	100x100	520	TE COM FLANGES	TFF10
10	01	100		VÁLVULA DE RETENÇÃO PORTINHOLA DUPLA	VRP025
11	01	100		VÁLVULA BORBOLETA COM FLANGES	VB16WKV
12	02	100		CURVA 45° COM FLANGES	C45FF10
13	01	100	1750	TUBO COM FLANGES	TFL10
14	01	100x100	600	REDUÇÃO CONCÊNTRICA COM FLANGES	RFF10
15	01	100	440	EXTREMIDADE FLANGE E PONTA JUNTA JGS	EPF10
16	01	100	250	TOCO COM FLANGES	T0F10
17	01	100		VÁLVULA BORBOLETA COM FLANGES	VB16WKV
18	01	100		CURVA 90° COM FLANGES	C90FF10

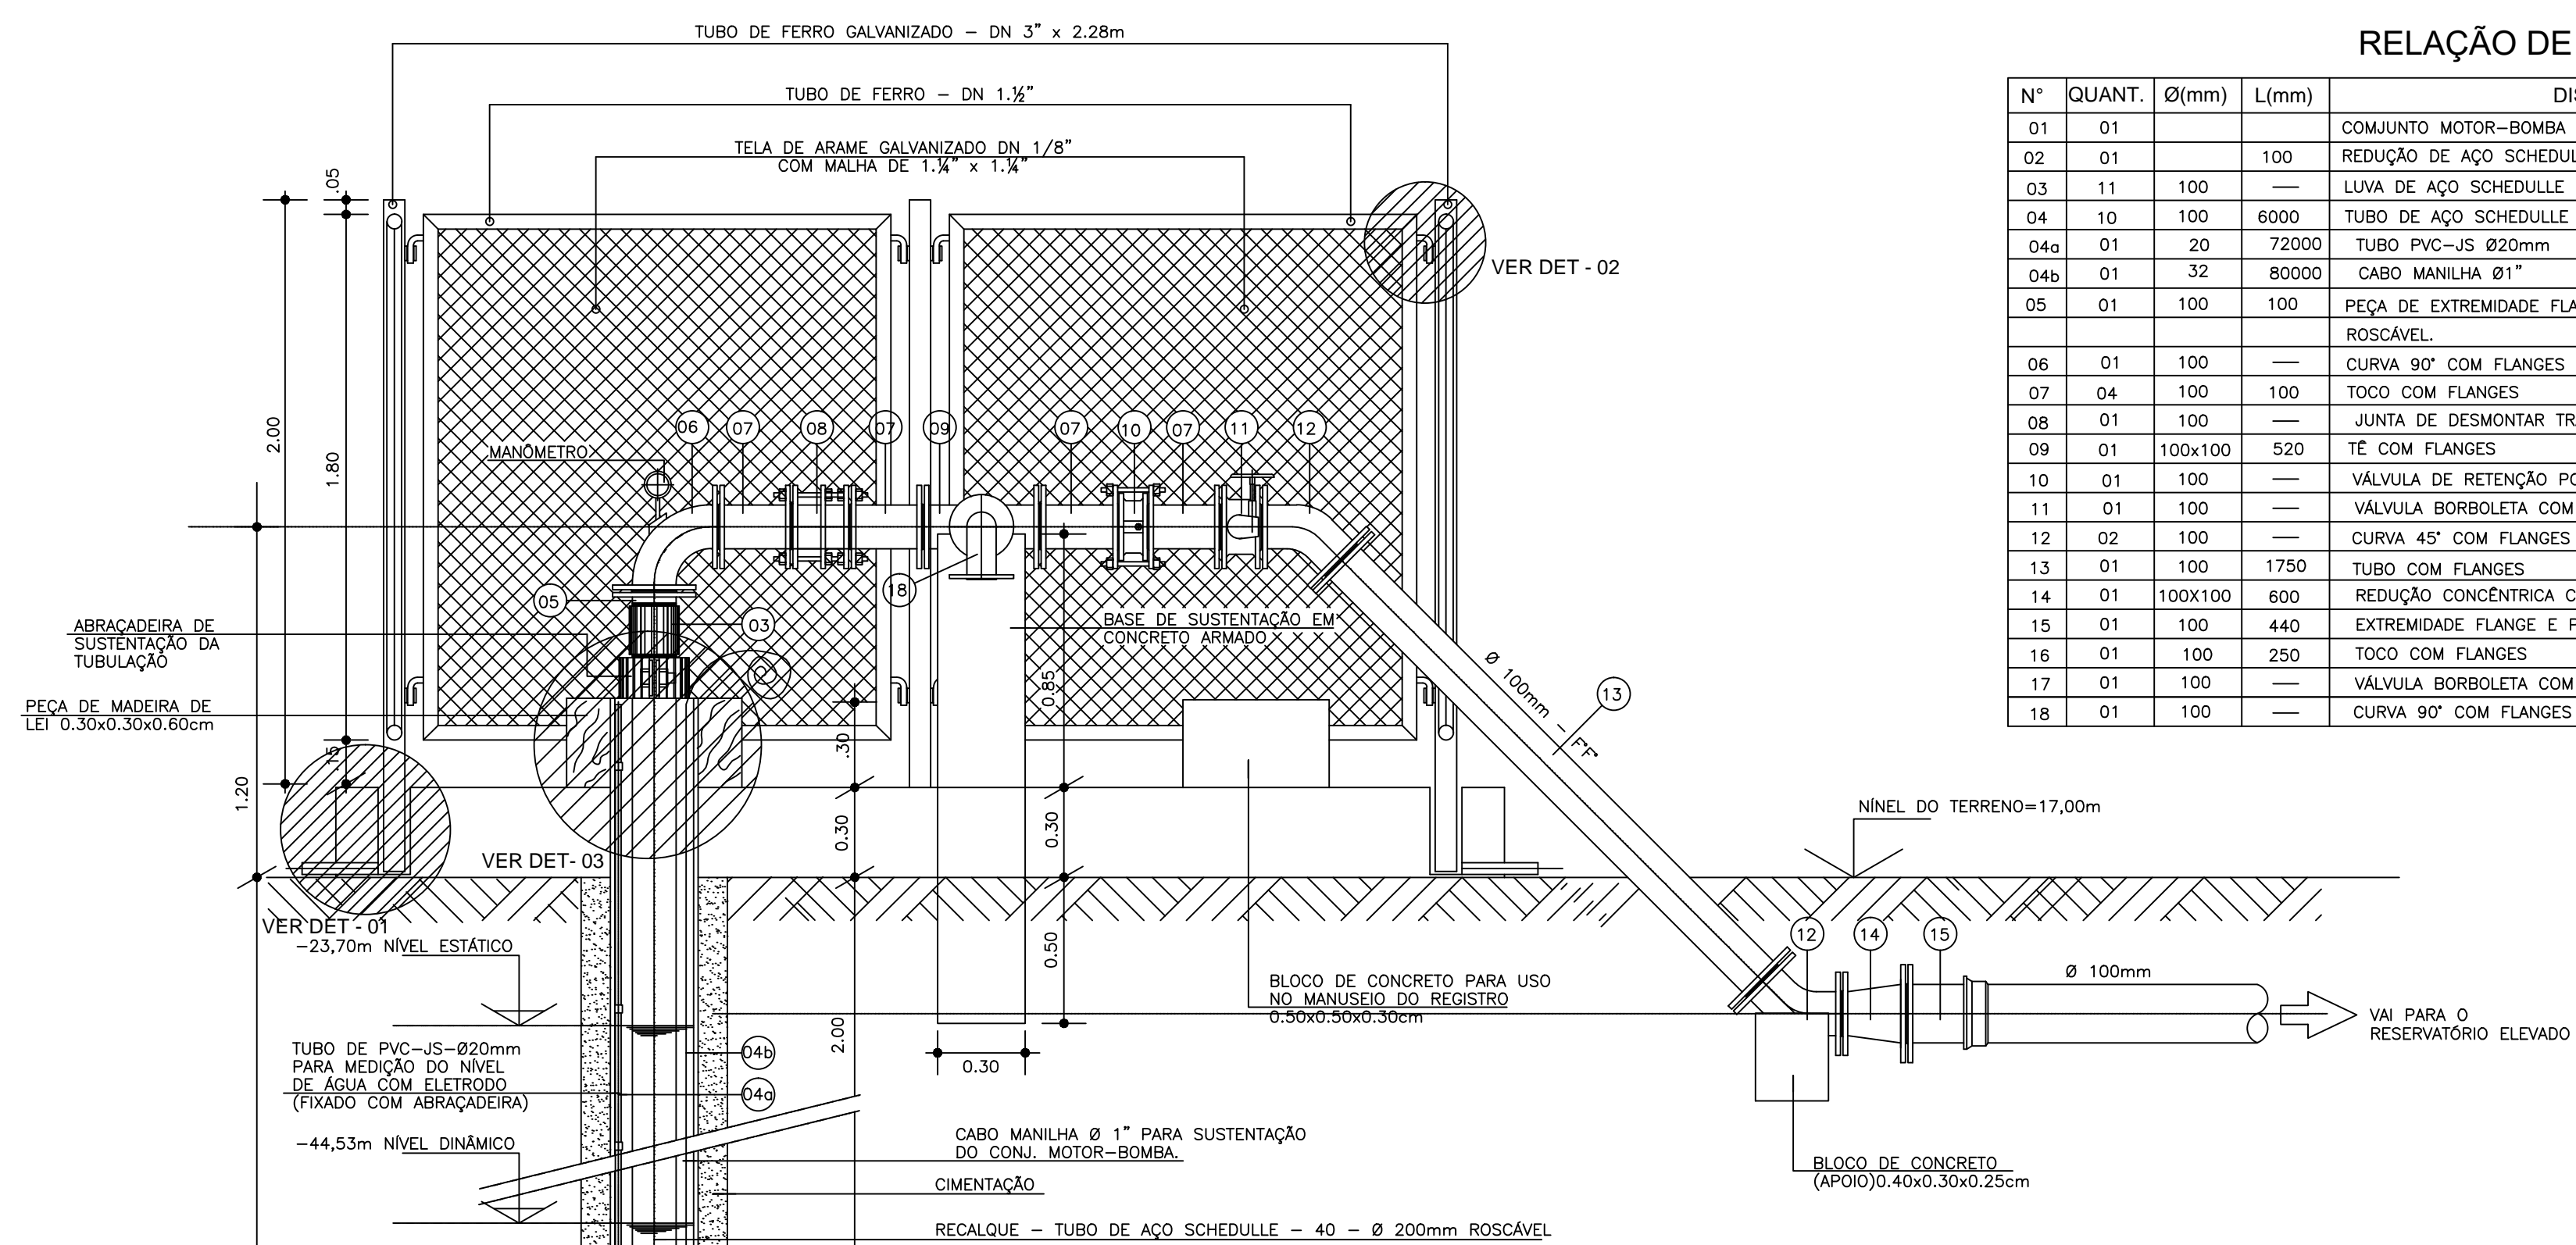


PERFIL DO POÇO E BARRILETE  
ESCALA 1:20

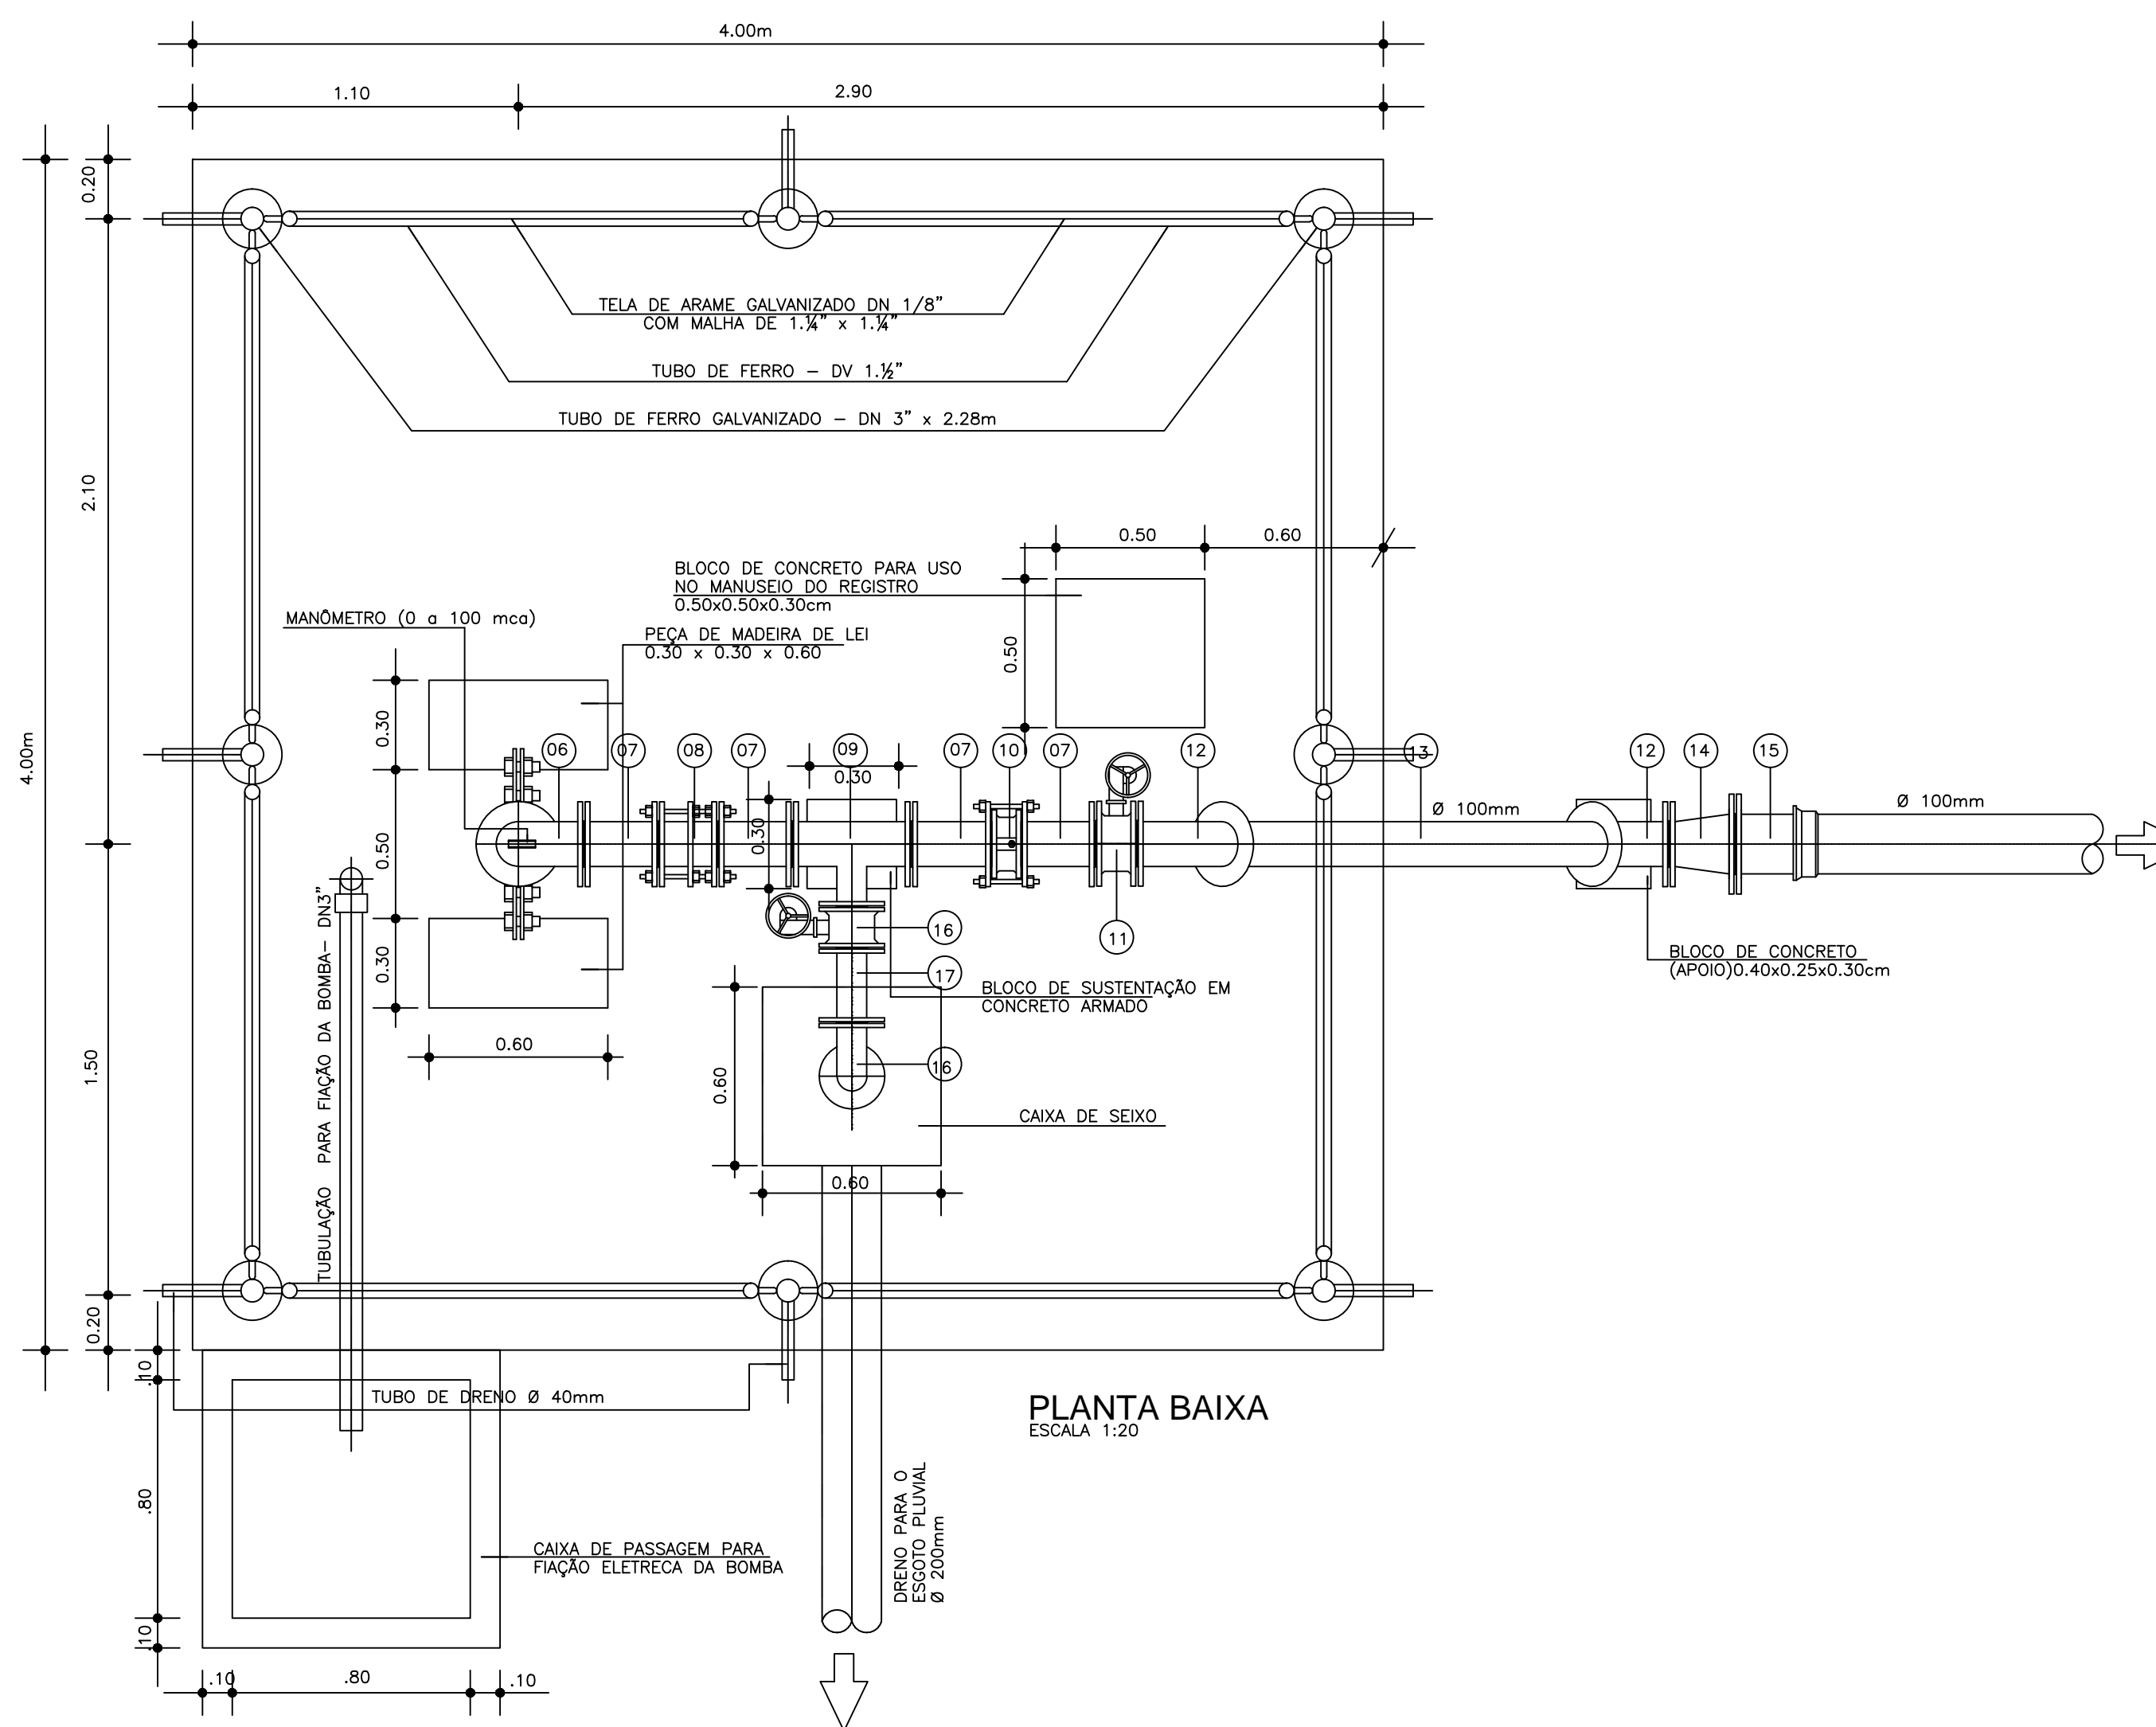

PLANTA BAIXA  
ESCALA 1:20

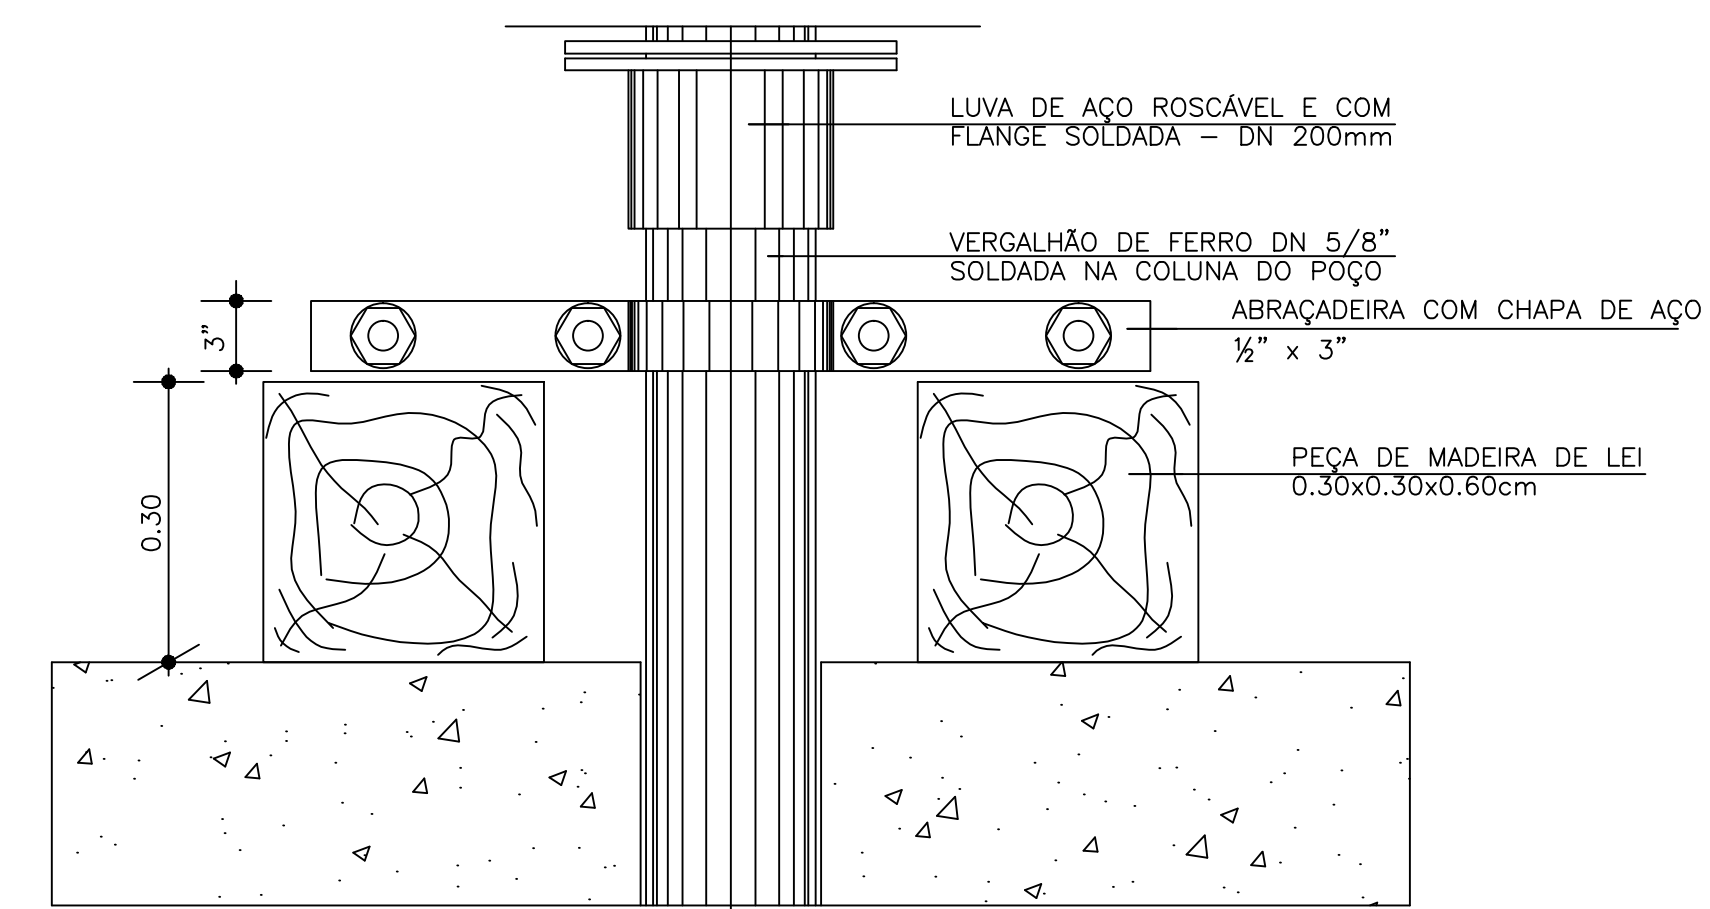


CORTE

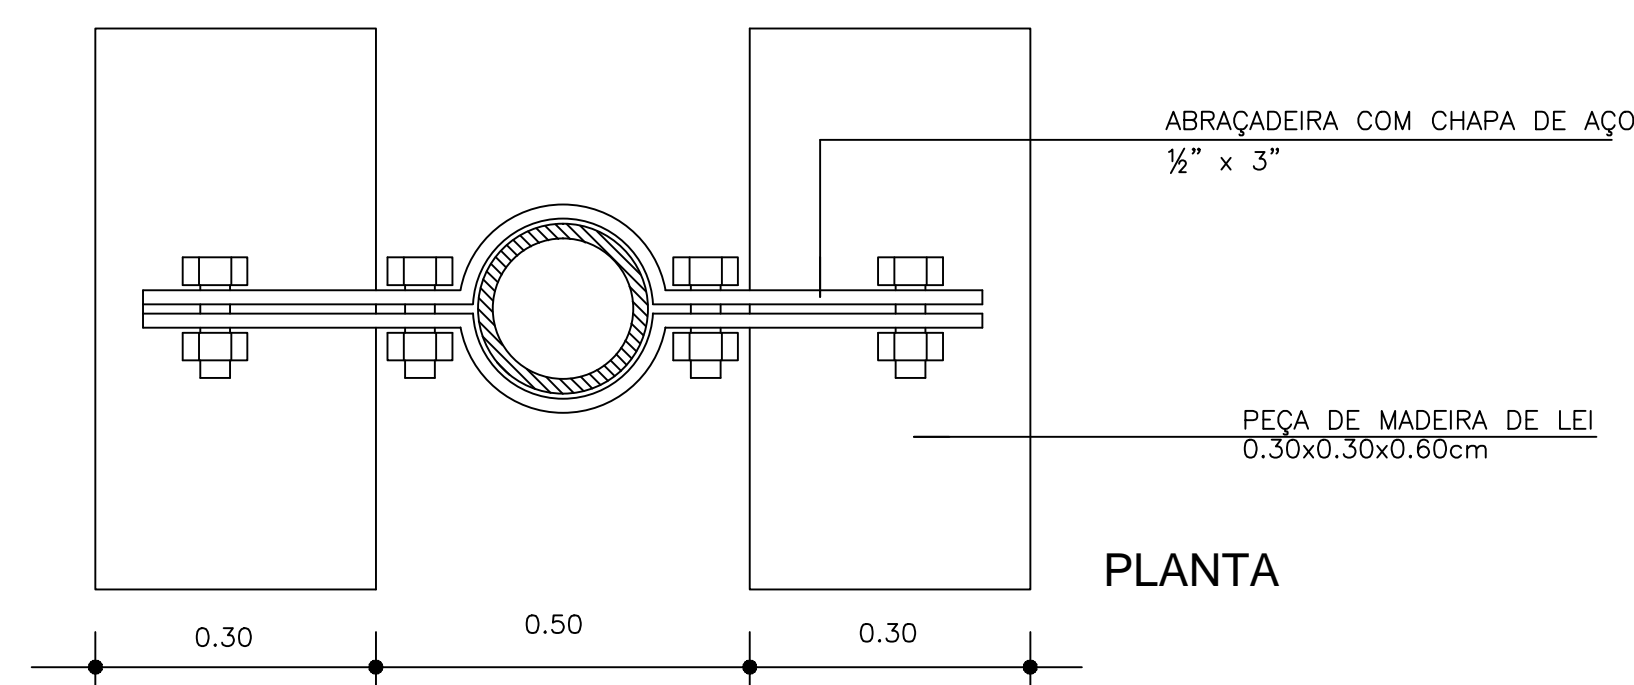


PLANTA

DETALHE - 03 ESCALA 1:10

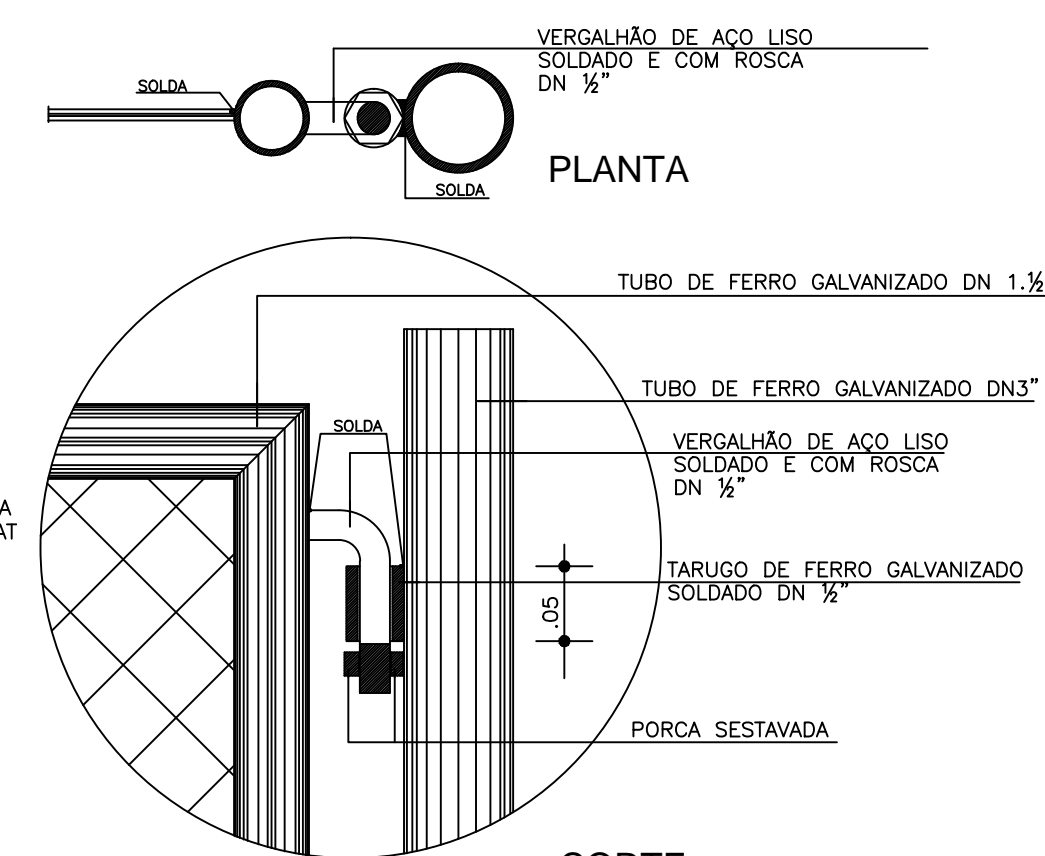

CORTE

DETALHE - 02 ESCALA 1:5

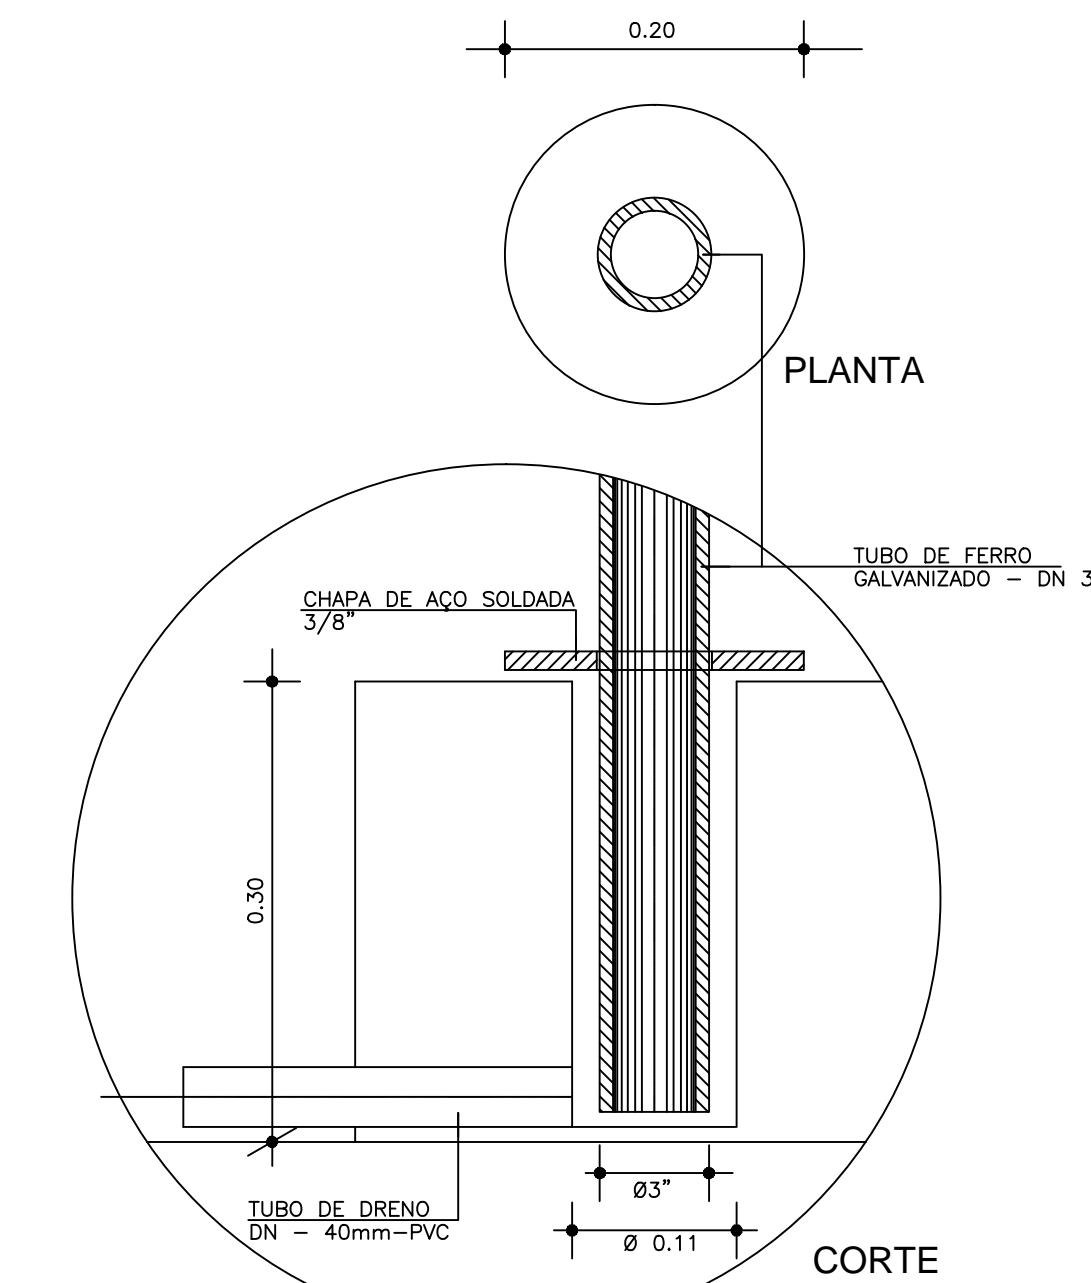

CORTE

DETALHE - 01 ESCALA 1:5

**PREFEITURA MUNICIPAL DE ANANINDEUA**  
**SECRETARIA DE SANEAMENTO E INFRAESTRUTURA - SESAN**

TÍTULO: PROJETO SISTEMA DE ABASTECIMENTO DE ÁGUA  
DETALHE DE CONSTRUÇÃO DO POÇO

01 05

DESAFIO: SISTEMA DE ABASTECIMENTO DE ÁGUA  
PROPRIEDADE: SESAN ANANINDEUA  
ESCALA: INDICADA  
DATA: 26/09/2022

RESPONSÁVEL TÉCNICO: ANDRÉ CARVALHO - CREA 1115 100 587 0

DESENHO TÉCNICO: ANDRÉ CARVALHO

N°	DATA	REVISÕES	ELABORADO POR	RESPONSÁVEL