


Caixa Sifonada	
	Caixas Inspeção Esgoto Sifonada
	Curva 45 Longa para Esgoto Sanitário
	Curva 90 curta- coluna
	Joelho 45
	Joelho 90
	Junção simples
	Junção simples c/ redução
	Lavatório Residencial com sifão
	Pia de Cozinha Industrial - Preparação com Sifão
	Ramais de Ventilação
	Tanque de Lavar Roupas DN 40mm
	Te sanitário
	Vaso Sanitário c/ J90°
	Vaso Sanitário c/ junção e curva 45°

Esgoto	
Caixas de Passagem	
Caixa de inspeção de esgoto sifonada	CES- 60x60 cm
	7 pç
PVC Acessórios	
Caixa sifonada	150x150x50
	5 pç
Sifão de copo p/ pia e lavatório	1" - 1.1/2"
	4 pç
Sifão flexível c/ Adaptador	1" - 2"
	11 pç
Sifão de 1.1/2" - 1.1/2"	
	1 pç
Válvula p/ lavatório e tanque	1"
	4 pç
Válvula p/ pia	1"
	11 pç
Válvula p/ tanque	1 1/2"
	1 pç
PVC Esgoto	
Curva 45 longa	100 mm
	5 pç
Curva 90 curta	40 mm
	1 pç
Joelho 45	100 mm
	1 pç
Joelho 90	40 mm
	14 pç
Joelho 90	100 mm
	4 pç
Joelho 90	40 mm
	4 pç
Joelho 90	50 mm
	24 pç
Joelho 90 c/anel p/ esgoto secundário	40 mm - 1.1/2"
	1 pç
Junção simples	100 mm - 100 mm
	6 pç
Junção simples	50 mm - 50 mm
	5 pç
Redução excêntrica	100 mm - 50 mm
	4 pç
Tubo rígido c/ ponta lisa	100 mm - 4"
	68.24 m
Tubo rígido c/ ponta lisa	150 mm - 6"
	1.5 m
Tubo rígido c/ ponta lisa	40 mm - 6"
	5.41 m
Tubo rígido c/ ponta lisa	50 mm - 2"
	46.09 m
Tubo rígido c/ ponta lisa	50 mm - 50 mm
	2 pç
Unidades de tratamento	
Alça	
Ferro	2 pç
Argamassa	0.21 m³
Brita	
n°3	0.21 m³
n°4	0.57 m³
Concreto	1.57 m³
Concreto	
Tampa	1 pç
Hermética	
Tijolo	
Furado	108 pç
Ventilação	
PVC Esgoto	
Curva 90 curta	50 mm
	7 pç
Joelho 45	50 mm
	3 pç
Joelho 90	50 mm
	12 pç
Junção simples	50 mm - 50 mm
	2 pç
Tubo rígido c/ ponta lisa	50 mm - 2"
	13.64 m
Tubo rígido c/ ponta lisa	100 mm - 50 mm
	2 pç
Tubo rígido c/ ponta lisa	50 mm - 50 mm
	13 pç

Ventilação	
PVC Esgoto	
Terminal de ventilação	50 mm
	7 pç
Tubo rígido c/ ponta lisa	50 mm - 2"
	20.72 m

Esgoto	
	Esgoto
	Ventilação

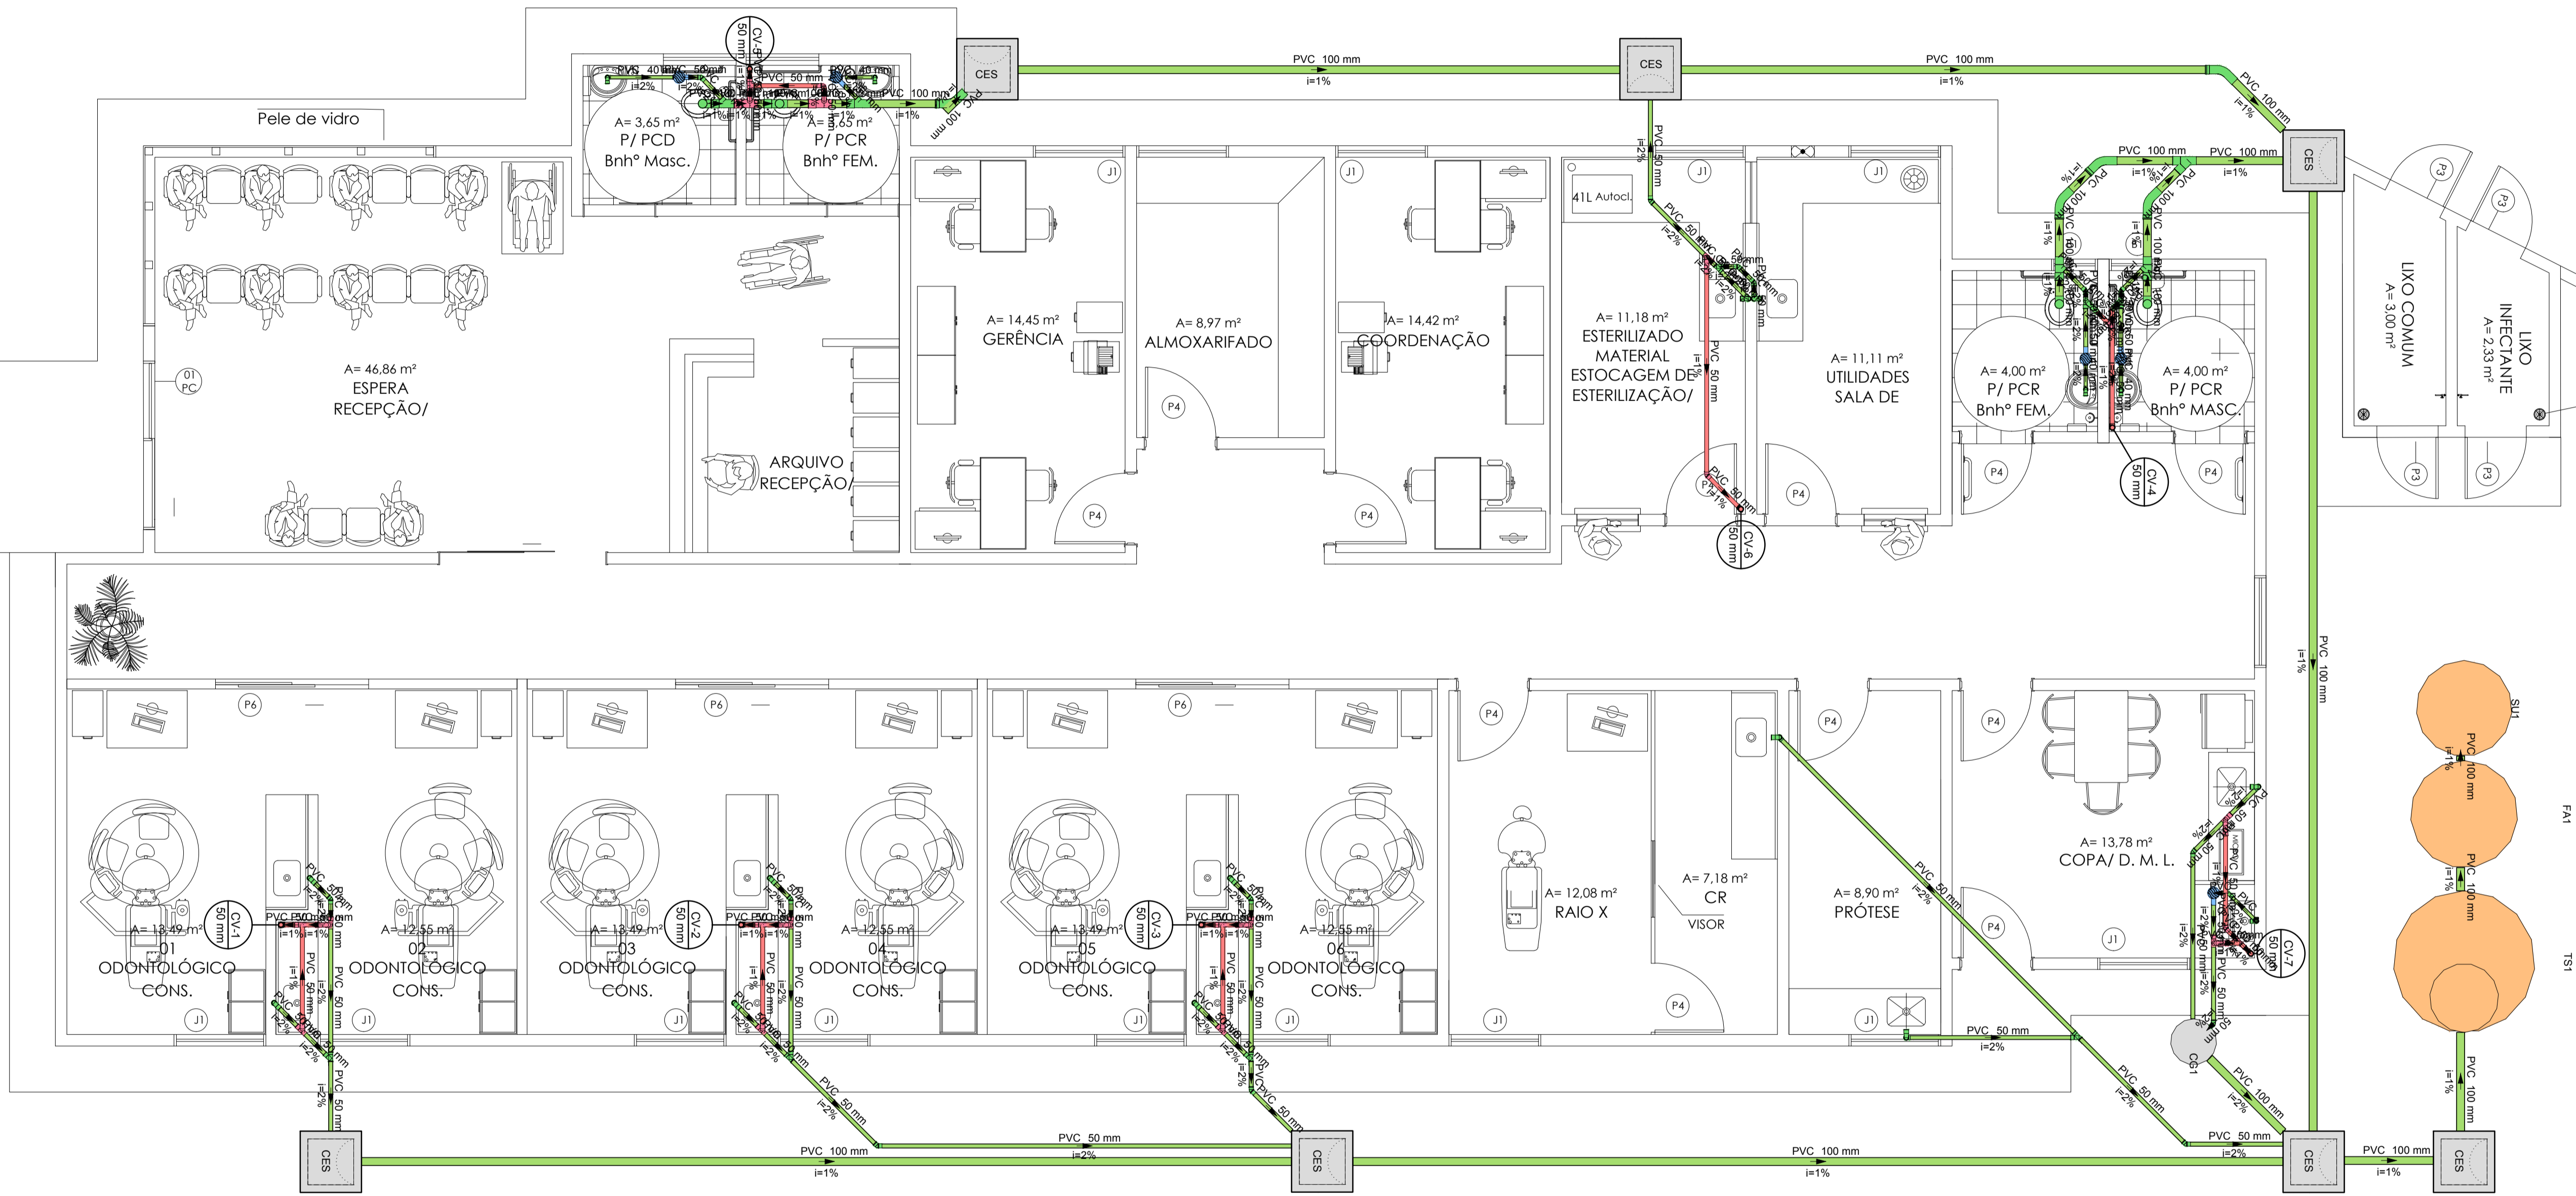

PLANTA BAIXA - TÉRREO
ESCALA: 1:50

PROJETO HIDROSSANITÁRIO:
 ENG. FÁBIO FURTADO
 CREA 1519146/094 PA
 EXECUÇÃO:
 RESP. TÉCNICO:
 CONSTRUÇÃO:
 PROPRIETÁRIO:

SECRETARIA MUNICIPAL DE SAÚDE
 Obra:
ANANINDEUA É TRABALHO
 CEO _ CENTRO DE ESPECIALIDADES ODONTOLÓGICAS _ ÁGUAS LINDAS
 End.: Tv. Antônio Lemos, s/nº Águas Lindas - Ananindeua PA.

Equipe Técnica:
 Departamento de Projetos
 Área do Terreno:
 772.53 m²
 Data:
 AGO./2023
 Conteúdo:
 PROJETO HIDROSSANITÁRIO - ESGOTO E ÁGUA PLUVIAL
 Área Total:
 336.71 m²
 Escala:
 Indicada
 Execução: Agosto _ 2023
 336.71 m²
 Secretária:

PRANCHA
01
02