


Água fria		
Aparelho		
Ducha higiênica 25mm x 1/2"		4 pc
Torneira de Pia de Cozinha 25 mm - 1/2"		11 pc
Torneira de Tanque de Lavar 25mmx 3/4"		1 pc
Torneira de lavatório 25 mm - 1/2"		4 pc
Vaso Sanitário c/ cx. acoplada 1/2"		4 pc
Metais		
Registro de gaveta bruto ABNT 3/4"		15 pc
PVC Acessórios		
Engate flexível cobre cromado com canopla 1/2 - 30cm		4 pc
Engate flexível plástico 1/2 - 30cm		4 pc
PVC misto soldável		
Joelho de redução soldável c/ rosca 25 mm - 1/2"		4 pc
PVC rígido soldável		
Adapt sold.curto c/bolsa-rosca p registro 25 mm - 3/4"		30 pc
Joelho 90° soldável 25 mm		18 pc
Joelho 90° soldável 32 mm		2 pc
Luva soldável 25 mm		10 pc
Tubos 25 mm		35.88 m
Tubo 32 mm		5.72 m
Tê 90 soldável 25 mm		9 pc
PVC soldável azul c/ bucha latão		
Joelho 90° soldável com bucha de latão 25 mm - 3/4"		1 pc
Joelho de redução 90° soldável com bucha de latão 25 mm - 1/2"		19 pc

Água fria		
PVC rígido soldável		
Curva 45 soldável 32 mm		1 pc
Joelho 90° soldável 25 mm		6 pc
Joelho 90° soldável 32 mm		1 pc
Joelho de redução 90 soldável 32 mm - 25 mm		5 pc
Tubos 25 mm		30.05 m
Tubo 32 mm		65.45 m
Tê 90 soldável 32 mm		4 pc
Tê de redução 90 soldável 32 mm - 25 mm		10 pc
Reservatório cilíndrico		
Poliétileno 15000 L		1 pc

PLANTA BAIXA - TÉRREO
ESCALA: 1:50

Água fria		
Aparelho		
Torneira de Pia de Cozinha 25 mm - 1/2"		2 pc
Metais		
Registro de gaveta bruto ABNT 3/4"		2 pc
PVC rígido soldável		
Adapt sold.curto c/bolsa-rosca p registro 25 mm - 3/4"		4 pc
Joelho 90° soldável 25 mm		2 pc
Luva soldável 25 mm		2 pc
Tubos 25 mm		3.06 m
PVC soldável azul c/ bucha latão		
Joelho de redução 90° soldável com bucha de latão 25 mm - 1/2"		2 pc

Água fria		
Aparelho		
Ducha higiênica 25mm x 1/2"		1 pc
Torneira de lavatório 25 mm - 1/2"		1 pc
Vaso Sanitário c/ cx. acoplada 1/2"		1 pc
Metais		
Registro de gaveta bruto ABNT 3/4"		1 pc
PVC Acessórios		
Engate flexível cobre cromado com canopla 1/2 - 30cm		1 pc
Engate flexível plástico 1/2 - 30cm		1 pc
PVC misto soldável		
Joelho de redução soldável c/ rosca 25 mm - 1/2"		1 pc
PVC rígido soldável		
Adapt sold.curto c/bolsa-rosca p registro 25 mm - 3/4"		2 pc
Joelho 90° soldável 25 mm		1 pc
Luva soldável 25 mm		1 pc
Tubos 25 mm		4.1 m
Tê 90 soldável 25 mm		2 pc
PVC soldável azul c/ bucha latão		
Joelho de redução 90° soldável com bucha de latão 25 mm - 1/2"		2 pc

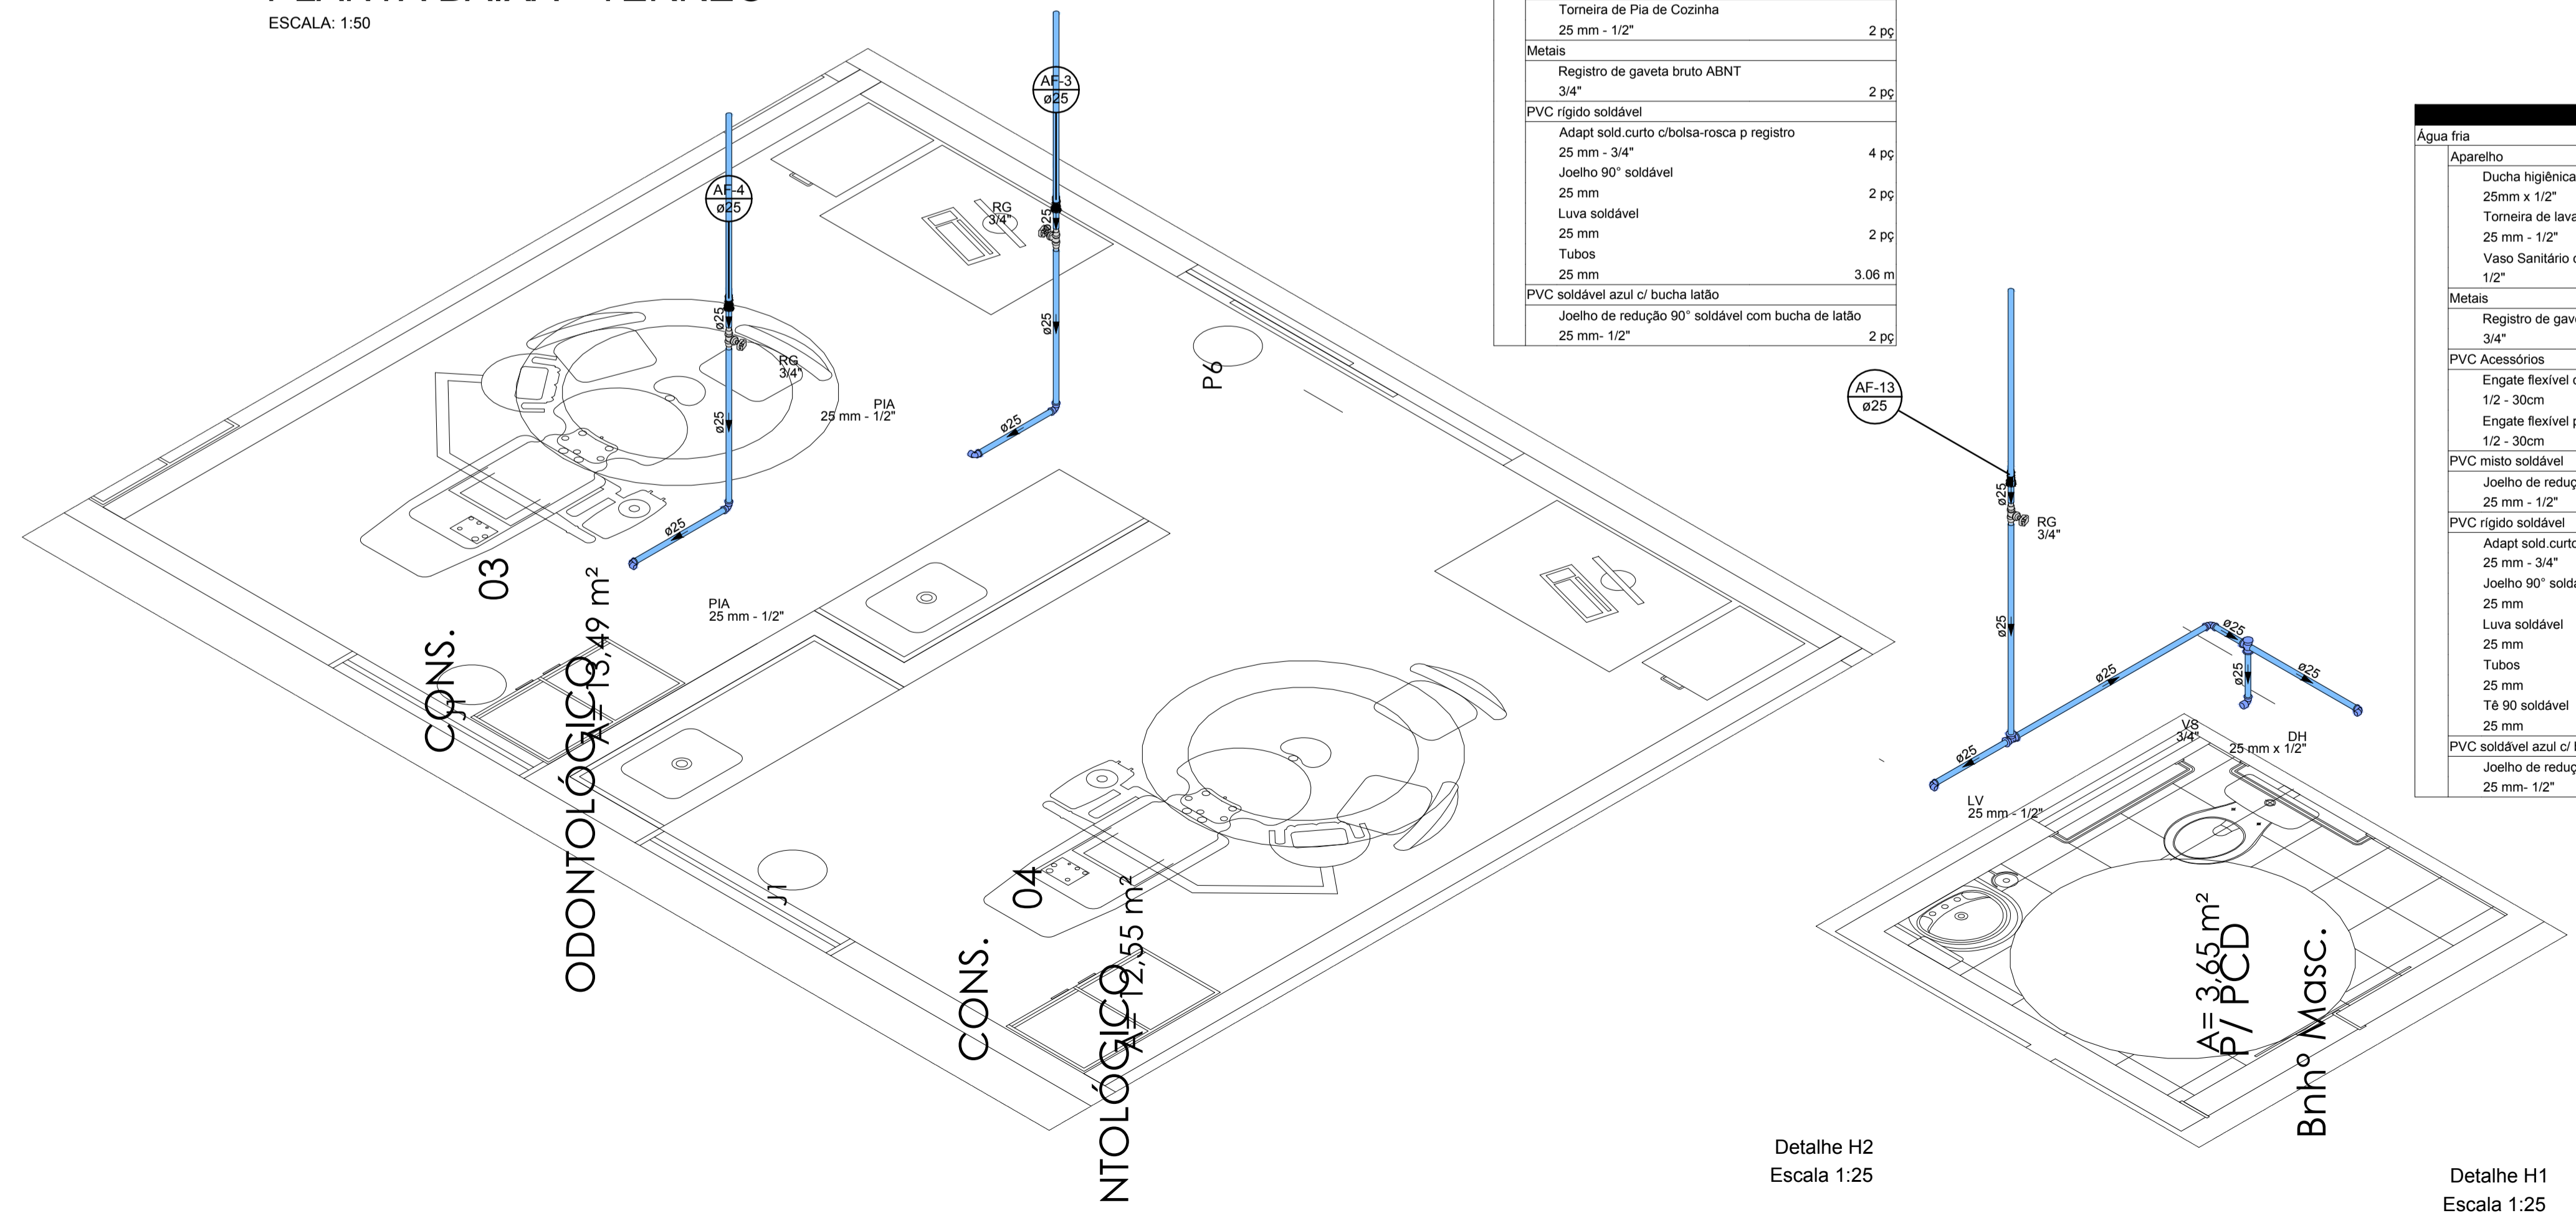

Detalhe H2
Escala 1:25

Detalhe H1
Escala 1:25

PROJETO HIDROSSANITÁRIO:
ENG. FÁBIO FURTADO
CREA 1519146094 PA
EXECUÇÃO:
RESP. TÉCNICO:
CONSTRUÇÃO:
PROPRIETÁRIO:

SECRETARIA MUNICIPAL DE SAÚDE
Obra:
CEO _CENTRO DE ESPECIALIDADES ODONTOLÓGICAS _ ÁGUAS LINDAS
End.: Tv. Antônio Lemos, s/nº Águas Lindas - Ananindeua PA.

Equipe Técnica: Departamento de Projetos
Área do Terreno: 772.53 m²
Data: AGO./2023
Conteúdo: PROJETO HIDROSSANITÁRIO - ÁGUA FRIA
Área Total: 336.71 m²
Escala: Indicada
Execução: Agosto_2023
Secretária: