



PLANTA BAIXA - TÉRREO
ESCALA: 1:50

Água fria	
Aparelho	
Ducha higiênica 25mm x 1/2"	1 pç
Torneira de lavatório 25 mm - 1/2"	1 pç
Vaso Sanitário c/ cx. acoplada 1/2"	1 pç
Metals	
Registro de gaveta bruto ABNT 3/4"	1 pç
PVC Acessórios	
Engate flexível cobre cromado com canopla 1/2 - 30cm	1 pç
Engate flexível plástico 1/2 - 30cm	1 pç
PVC misto soldável	
Joelho de redução soldável c/ rosca 25 mm - 1/2"	1 pç
PVC rígido soldável	
Adapt sold. curto c/bolsa-rosca p registro 25 mm - 3/4"	2 pç
Tubos 25 mm	5.48 m
Tê 90 soldável 25 mm	3 pç
União soldável 25 mm	1 pç
PVC soldável azul c/ bucha latão	
Joelho de redução 90° soldável com bucha de latão 25 mm - 1/2"	2 pç

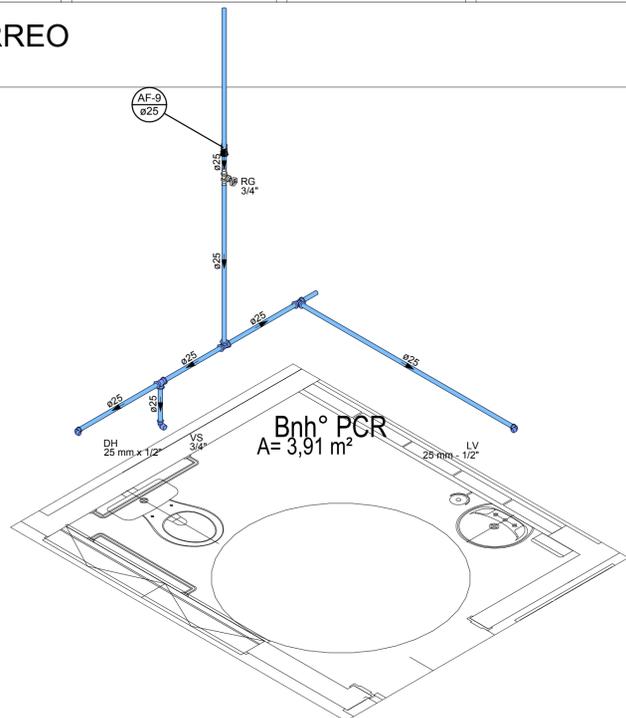

Detalhe H2
Escala 1:25

Água fria	
Aparelho	
Torneira de Pia de Cozinha 25 mm - 1/2"	1 pç
Metals	
Registro de gaveta bruto ABNT 3/4"	1 pç
PVC rígido soldável	
Adapt sold. curto c/bolsa-rosca p registro 25 mm - 3/4"	2 pç
Joelho 90° soldável 25 mm	3 pç
Tubos 25 mm	6.43 m
Tê 90 soldável 25 mm	1 pç
União soldável 25 mm	1 pç
PVC soldável azul c/ bucha latão	
Joelho de redução 90° soldável com bucha de latão 25 mm - 1/2"	1 pç

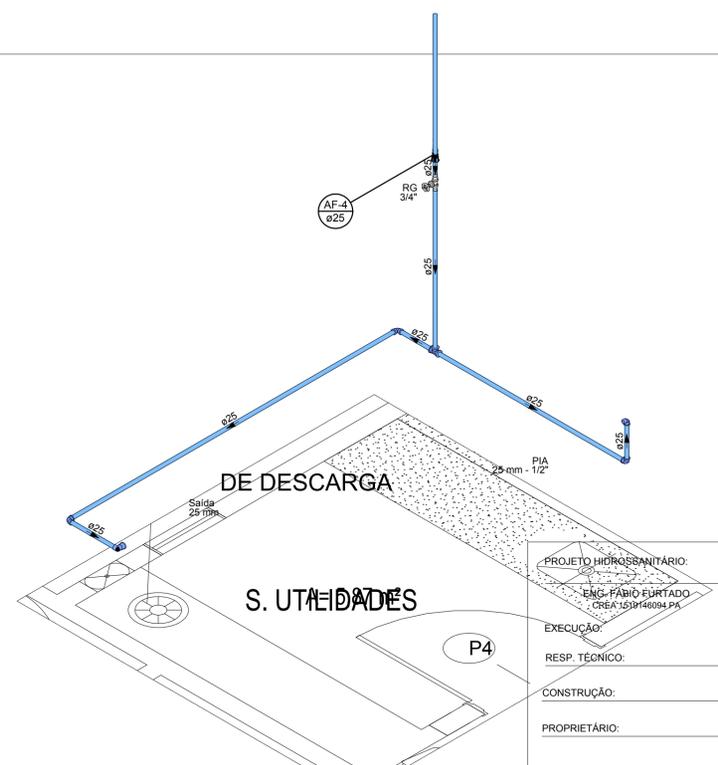

CH	Chuveiro - 25mm x 3/4"
DH	Ducha Higiênica - 25 mm x 1/2"
LV	Lavatório com joelho de 90° - 25 mm - 1/2"
PIA	Pia de cozinha com joelho de 90° - 25 mm - 1/2"
RG	Registro bruto gaveta ABNT c/PVC soldável - 3/4"
RP	Registro de Pressão com PVC soldável - 25 mm - 3/4"
Salda	Saldas livres - 25 mm
TLR	Tanque de lavar com joelho de 90° - 25 mm - 3/4"
VS	Vaso sanitário com caixa acoplada - 3/4"

Alimentação	
Ferro maleável classe 10	
Colar de tomada de f"t 1 1/2"	1 pç
Metals	
Registro de esfera 1 1/2"	1 pç
PVC rígido roscável	
Curva 90° c/ rosca 1.1/2"	1 pç
PVC rígido soldável	
Adapt sold. curto c/bolsa-rosca p registro 50 mm - 1.1/2"	1 pç
Tubos 50 mm	26.7 m
Água fria	
Aparelho	
Chuveiro 25mm x 3/4"	1 pç
Ducha higiênica 25mm x 1/2"	4 pç
Torneira de Pia de Cozinha 25mm - 1/2"	6 pç
Torneira de Tanque de Lavar 25mm x 3/4"	1 pç
Torneira de lavatório 25 mm - 1/2"	10 pç
Vaso Sanitário c/ cx. acoplada 1/2"	4 pç
Metals	
Registro de gaveta bruto ABNT 3/4"	13 pç
Registro de pressão c/ canopla cromada 3/4"	1 pç
PVC Acessórios	
Engate flexível cobre cromado com canopla 1/2 - 30cm	4 pç
Engate flexível plástico 1/2 - 30cm	10 pç
PVC misto soldável	
Joelho de redução soldável c/ rosca 25 mm - 1/2"	4 pç
Lava soldável c/ rosca 25 mm - 3/4"	1 pç
PVC rígido soldável	
Adapt sold. curto c/bolsa-rosca p registro 25 mm - 3/4"	27 pç
Joelho 90° soldável 25 mm	17 pç
Tubos 25 mm	47.48 m
Tê 90 soldável 25 mm	14 pç
União soldável 25 mm	13 pç
PVC soldável azul c/ bucha latão	
Joelho 90° soldável com bucha de latão 25 mm - 3/4"	2 pç
Joelho de redução 90° soldável com bucha de latão 25 mm - 1/2"	20 pç

Alimentação	
PVC rígido soldável	
Adapt sold. c/ flange livre p/ cx. d'água 25 mm - 3/4"	2 pç
Torneira de bola 3/4"	2 pç
Tubos 40 mm	0.84 m
50 mm	5.9 m
Água fria	
Cobre	
Flange saída p/cx. d'água 104 mm	1 pç
Metals	
Registro de gaveta bruto ABNT 1"	2 pç
3/4"	2 pç
PVC rígido soldável	
Adapt sold. curto c/bolsa-rosca p registro 25 mm - 3/4"	4 pç
Joelho 90° soldável 32 mm - 1"	4 pç
Joelho 90° soldável 25 mm	13 pç
Joelho de redução 90 soldável 32 mm - 25 mm	4 pç
Tubos 32 mm - 25 mm	2 pç
Tubos 25 mm	33.81 m
Tê 90 soldável 32 mm	43.21 m
Tê de redução 90 soldável 32 mm - 25 mm	2 pç
Tubos 25 mm	11 pç
Tê de redução 90 soldável 32 mm - 25 mm	11 pç
Reservatório cilíndrico	
Tanque 5000 L	2 pç

SECRETARIA MUNICIPAL DE SAÚDE

Obra: **UBS GRAJAU**

End.: Tv. Rui Barbosa, S/ N° Bairro Icuí - Ananindeua Pará

ANANINDEUA

É TRABALHO

PROJETO HIDROSSANITÁRIO:

ENGE. FÁBIO FURTADO

CREA 15197/60094 PA

EXECUÇÃO:

RESP. TÉCNICO:

CONSTRUÇÃO:

PROPRIETÁRIO:

PRANCHA

01

02

Equipe Técnica: Departamento de Projetos

CAD: ENGE. FÁBIO FURTADO

Área Construída: 295,82 m²

Área do Terreno: 587,00 m²

Execução: Agosto - 2023

Data: AGO/2023

Escala: Indicada

Conteúdo: PROJETO HIDROSSANITÁRIO - ÁGUA FRIA

Secretária: