



PLANTA BAIXA - TÉRREO

ESCALA: 1:50

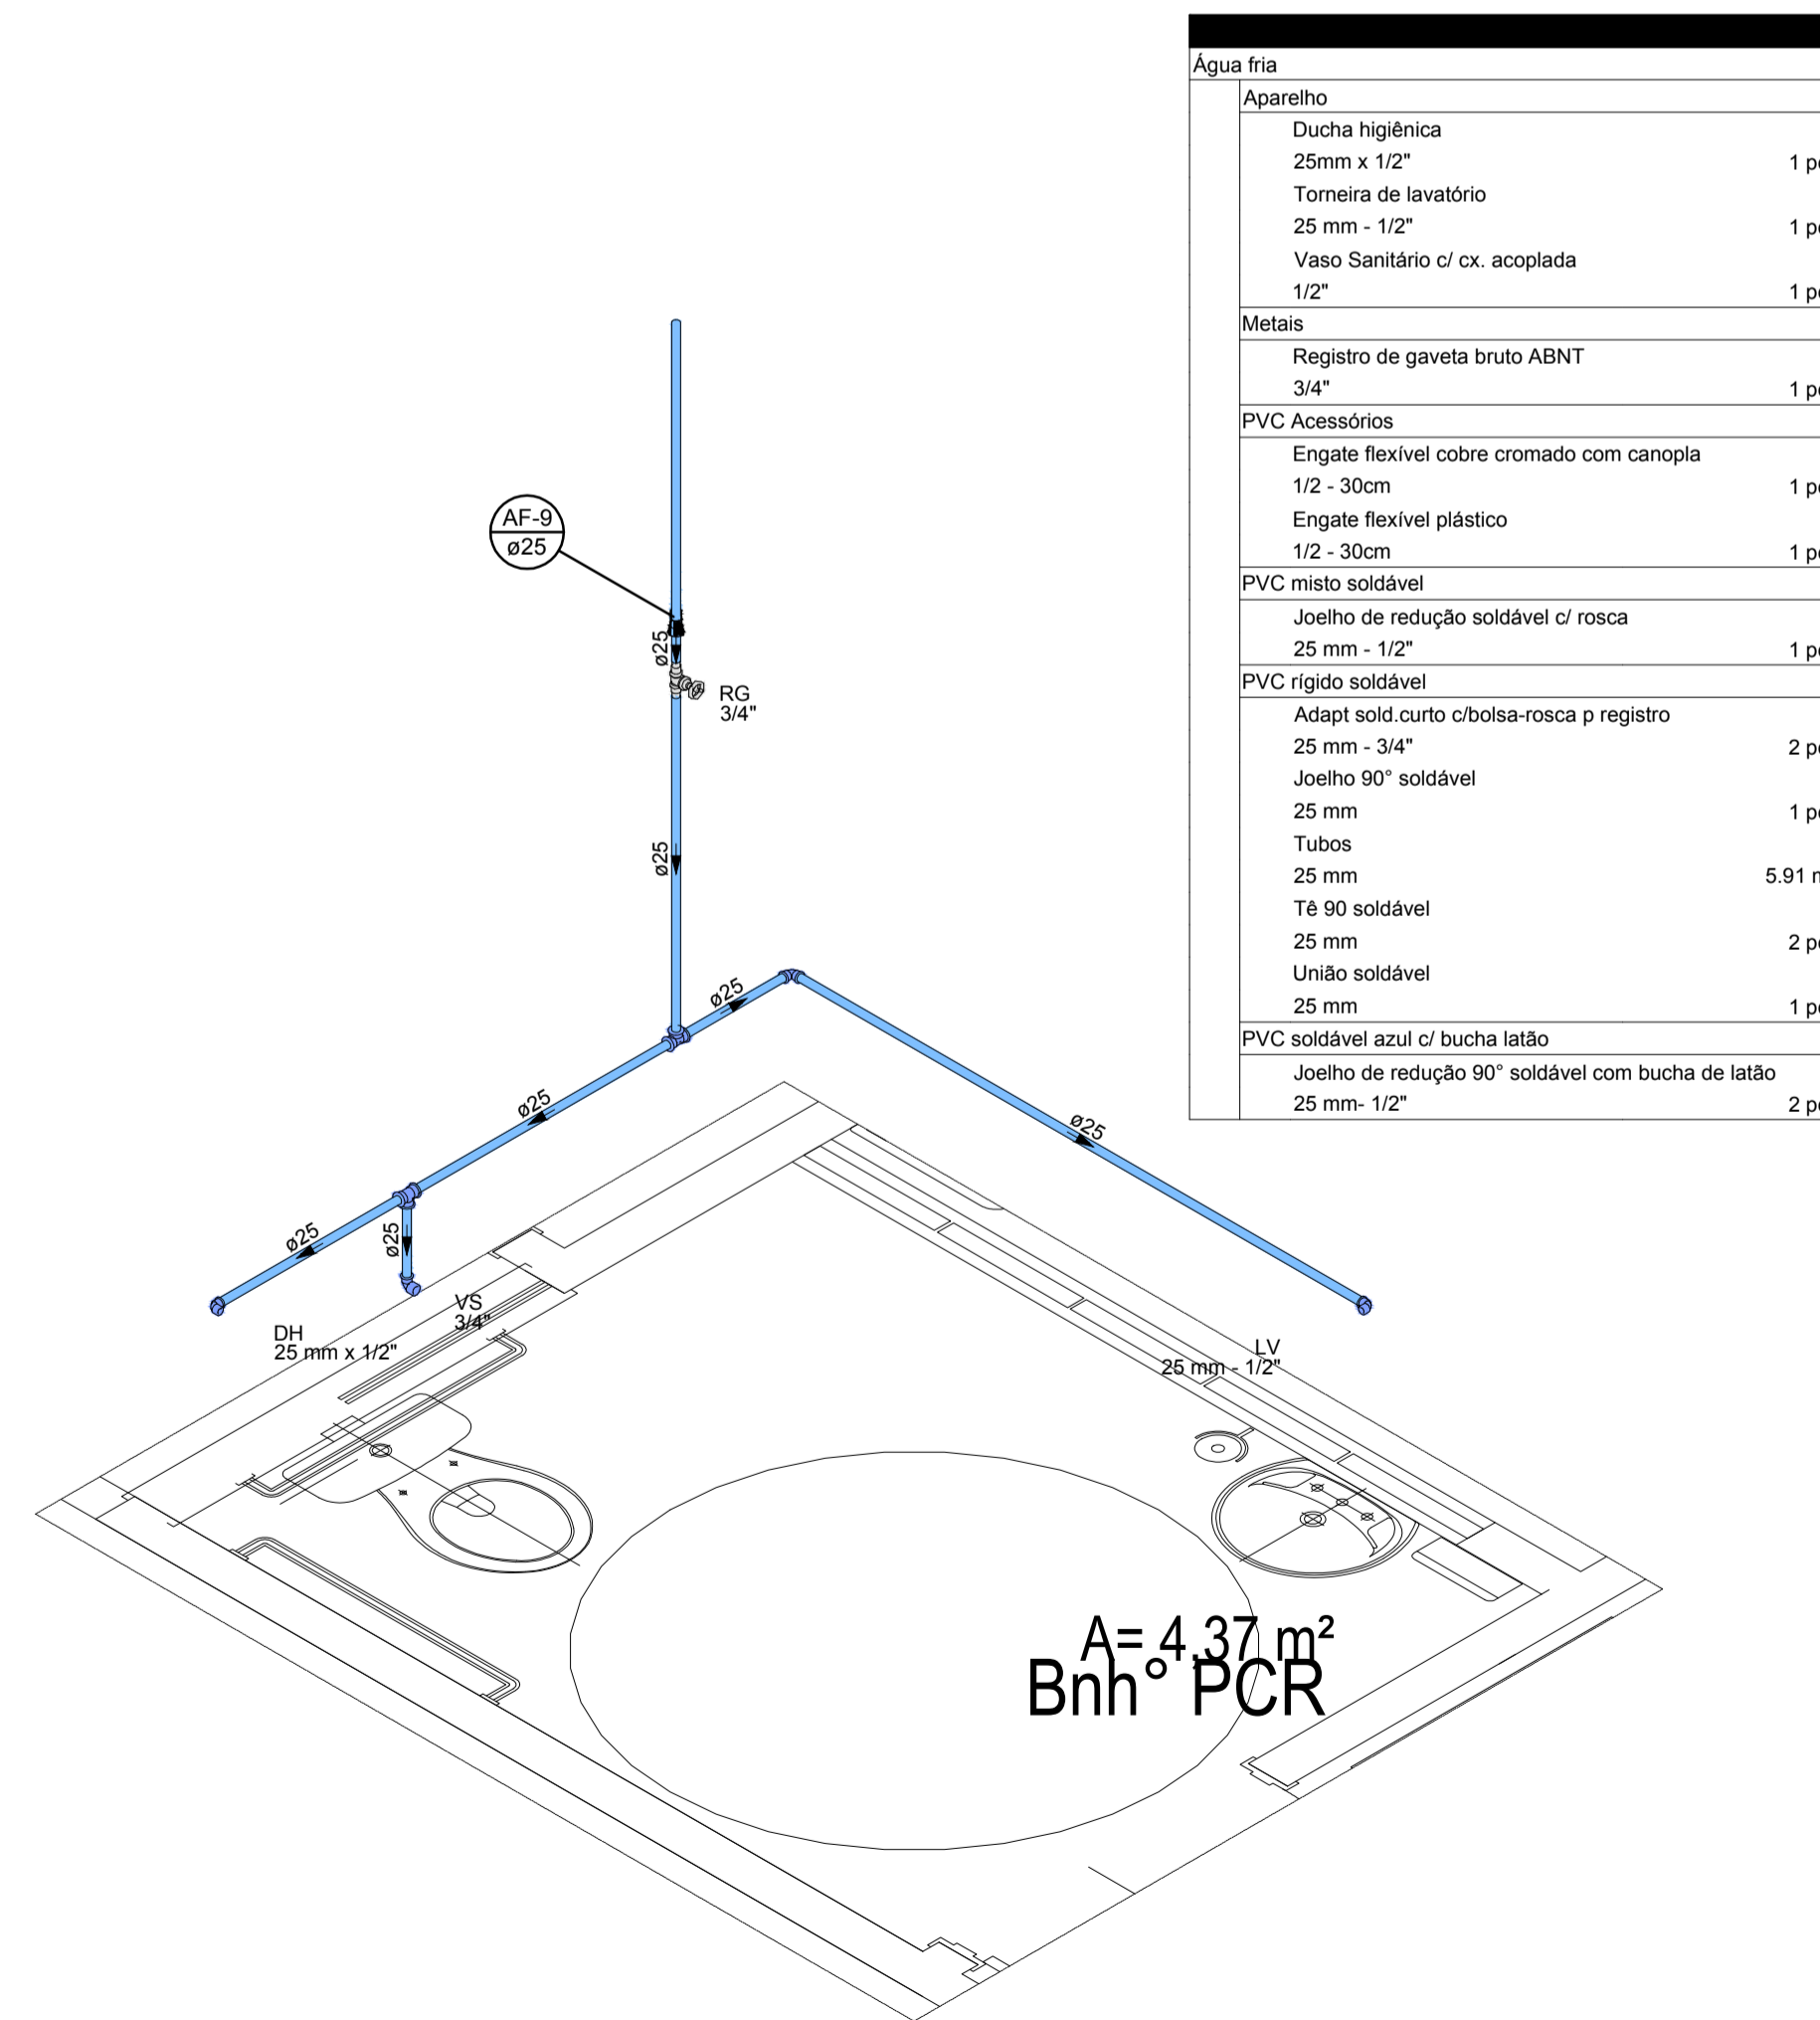

Detalhe H2
Escala 1:25

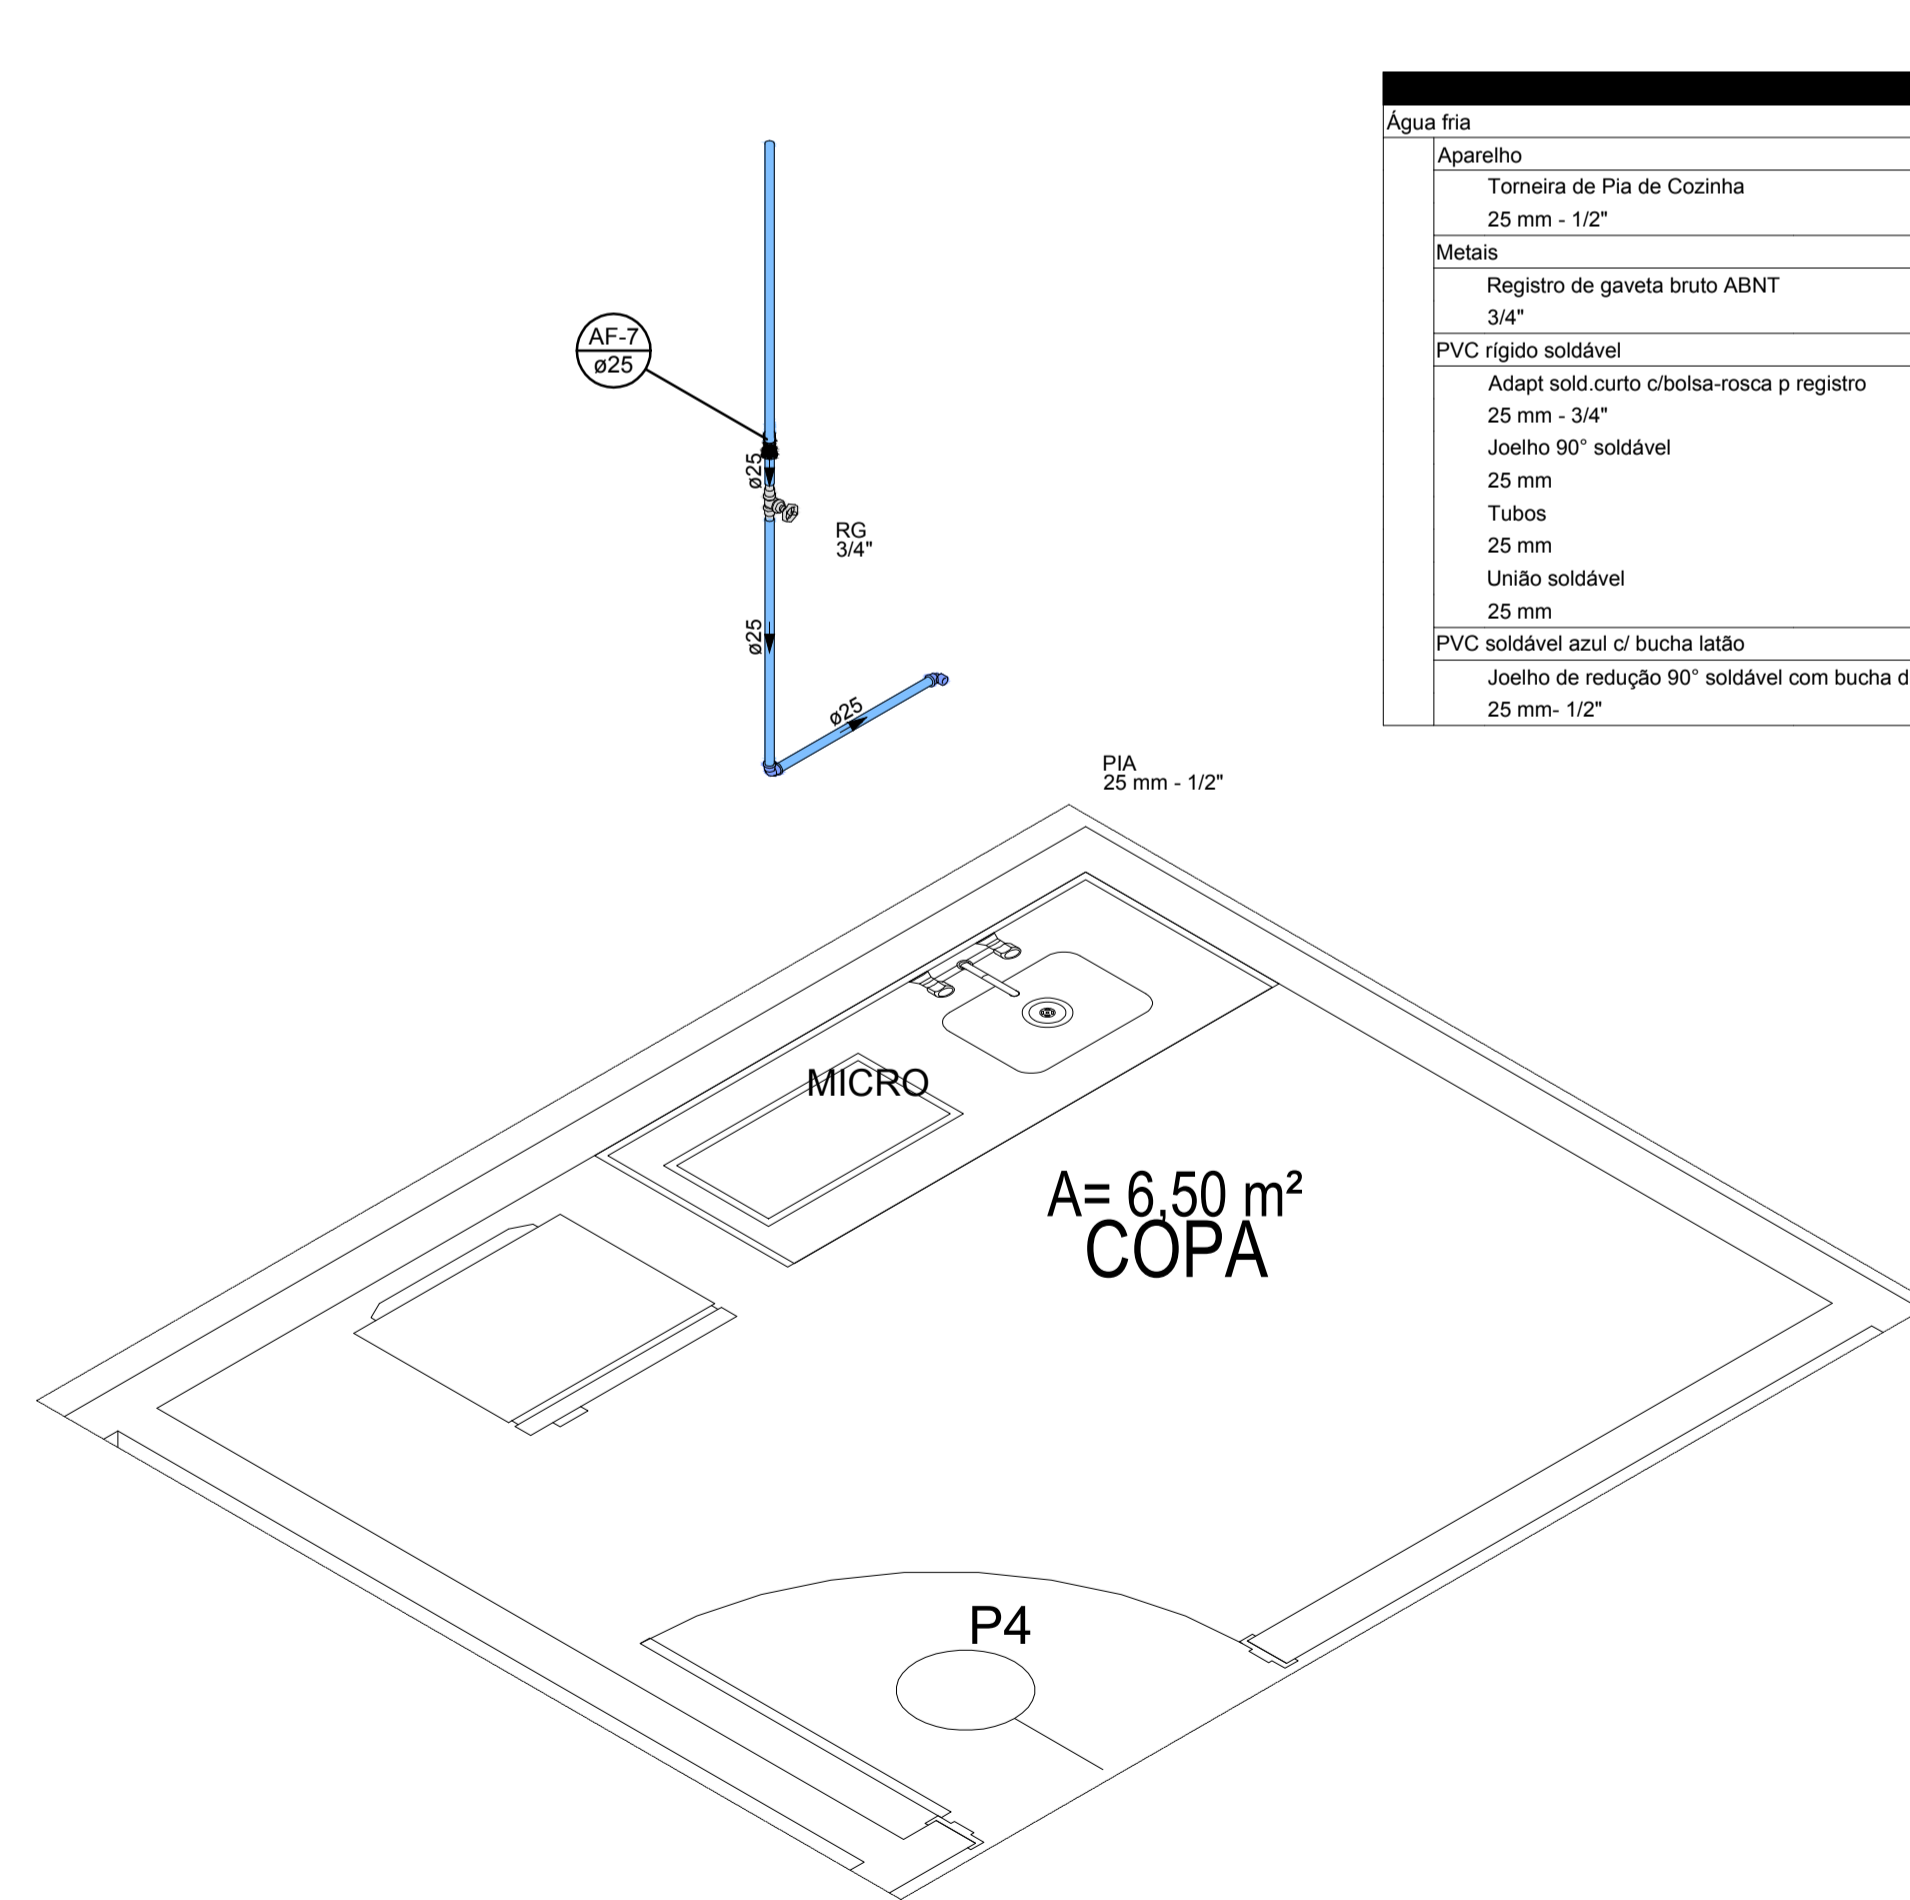

Detalhe H3
Escala 1:25

Água fria	
Aparelho	
Ducha higiênica 25mm x 1/2"	1 pç
Torneira de lavatório 25 mm - 1/2"	1 pç
Vaso Sanitário c/ cx. acoplada 1/2"	1 pç
Metals	
Registro de gaveta bruto ABNT 3/4"	1 pç
PVC Acessórios	
Engate flexível cobre cromado com canopia 1/2 - 30cm	1 pç
Engate flexível plástico 1/2 - 30cm	1 pç
PVC misto soldável	
Joelho de redução soldável c/ rosca 25 mm - 1/2"	1 pç
PVC rígido soldável	
Adapt sold.corto c/bolsa-rosca p registro 25 mm - 3/4"	2 pç
Joelho 90° soldável 25 mm	1 pç
Tubos 25 mm	5,91 m
Tê 90 soldável 25 mm	2 pç
União soldável 25 mm	1 pç
PVC soldável azul c/ bucha latão	
Joelho de redução 90° soldável com bucha de latão 25 mm - 1/2"	2 pç

Água fria	
Aparelho	
Torneira de Pia de Cozinha 25 mm - 1/2"	1 pç
Metals	
Registro de gaveta bruto ABNT 3/4"	1 pç
PVC rígido soldável	
Adapt sold.corto c/bolsa-rosca p registro 25 mm - 3/4"	2 pç
Joelho 90° soldável 25 mm	1 pç
Tubos 25 mm	1,62 m
União soldável 25 mm	1 pç
PVC soldável azul c/ bucha latão	
Joelho de redução 90° soldável com bucha de latão 25 mm - 1/2"	1 pç

Água fria	
Aparelho	
Ducha higiênica 25mm x 1/2"	3 pç
Torneira de Pia de Cozinha 25 mm - 1/2"	5 pç
Torneira de Tanque de Lavar 25mm x 3/4"	1 pç
Torneira de lavatório 25 mm - 1/2"	5 pç
Vaso Sanitário c/ cx. acoplada 1/2"	3 pç
Metals	
Registro de gaveta bruto ABNT 3/4"	11 pç
PVC Acessórios	
Engate flexível cobre cromado com canopia 1/2 - 30cm	3 pç
Engate flexível plástico 1/2 - 30cm	5 pç
PVC misto soldável	
Joelho de redução soldável c/ rosca 25 mm - 1/2"	3 pç
PVC rígido soldável	
Adapt sold.corto c/bolsa-rosca p registro 25 mm - 3/4"	22 pç
Joelho 90° soldável 25 mm	13 pç
Tubos 25 mm	29,34 m
Tê 90 soldável 25 mm	6 pç
União soldável 25 mm	11 pç
PVC soldável azul c/ bucha latão	
Joelho 90° soldável com bucha de latão 25 mm - 3/4"	1 pç
Joelho de redução 90° soldável com bucha de latão 25 mm - 1/2"	13 pç

Água fria	
PVC rígido soldável	
Joelho 90° soldável 25 mm	12 pç
Tubos 25 mm	84,51 m
Tê 90 soldável 25 mm	10 pç
Reservatório cilíndrico 10000 L	1 pç

ASSUNTO: PROJETO HIDROSSANITÁRIO		ESP: HIDR	
DESCRIÇÃO: PROJETO HIDROSSANITÁRIO - ÁGUA FRIA		DATA: JUL/2023	ESCALA: INDICADA
AUTOR: FÁBIO RODRIGO DA CONCEIÇÃO FURTADO		DESENHO: FÁBIO FURTADO	
CREA/PA 151946094		REV: 00	
CODIGO DO PROJETO: 01	CLIENTE: HOSP.	TIPO: 01	UNIDADE: AP
FASE: HIDR	ESP: 001	FL: 001	REV: 00