




Detalhe S12  
escala 1:25

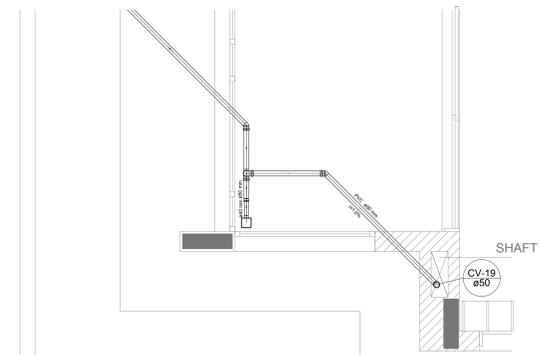


Detalhe S13  
escala 1:25

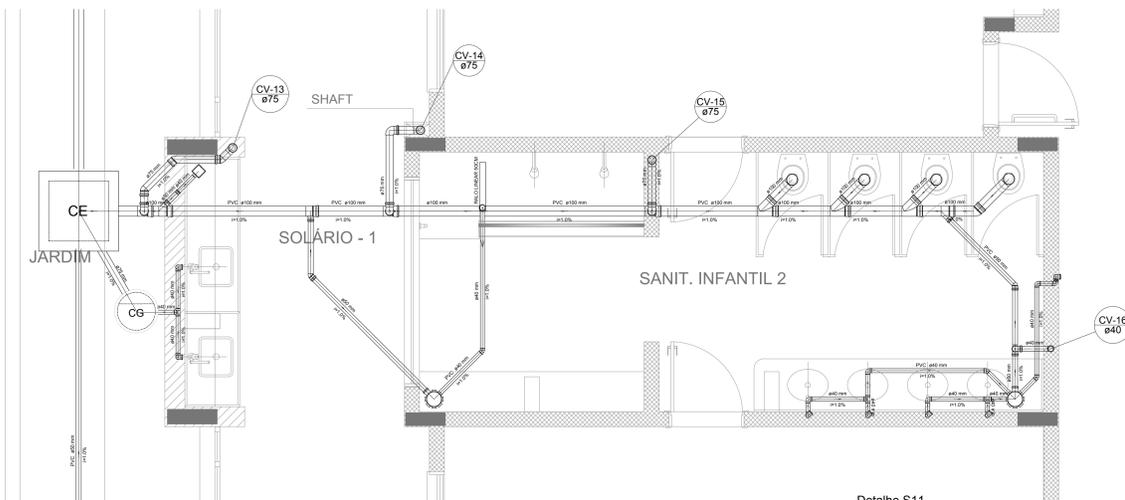


Detalhe S11  
escala 1:25

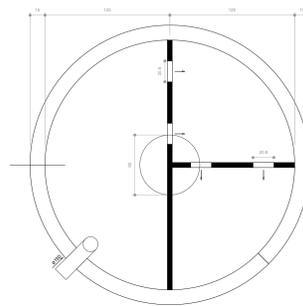

TANQUE SÉPTICO  
PLANTA BAIXA - ESC. 1:25

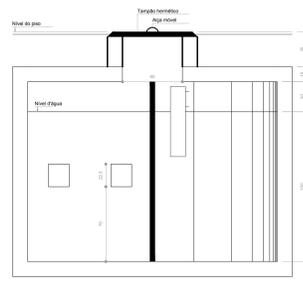

TANQUE SÉPTICO  
CORTE - ESC. 1:25

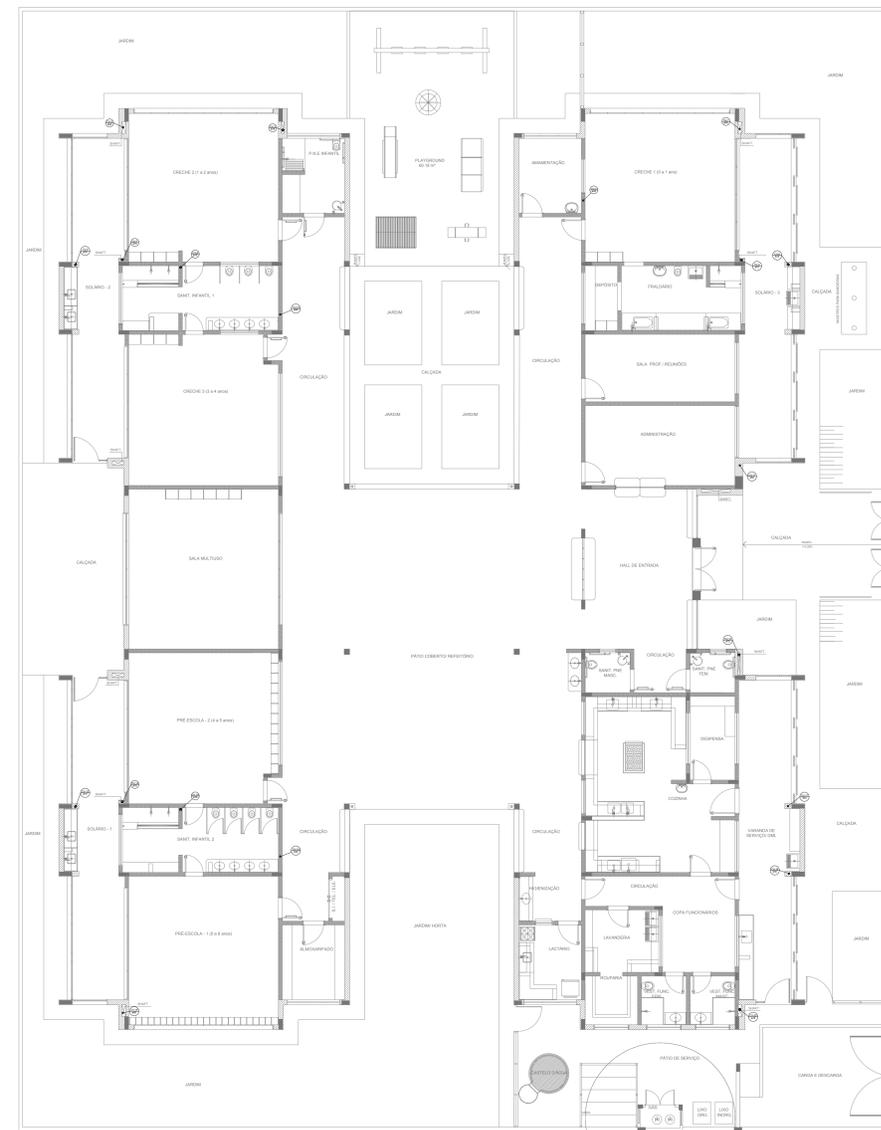

2 PONTOS DE VENTILAÇÃO  
ESCALA 1:100

LEGENDA			
CE	CAIXA DE INSPEÇÃO ESGOTO SIMPLES Ø15 x Ø100	CG	CAIXA DE GORDURA
CT	CAIXA DE ESGOTO	CV	CAIXA SFONADA
RL	BUCHA DE REDUÇÃO LONGA	RA	RAMAIS DE VENTILAÇÃO
RS	RALO SFONADO	RE	REDUÇÃO EXCÊNTRICA
RD	RALO SECO	RES	REDUÇÃO EXCÊNTRICA - SUPERIOR
RL500	RALO LINEAR 500CM	TE 45	TE 45
JOELHO 45	JOELHO 45	TE 90	TE 90
JOELHO 90	JOELHO 90	TE 90 COM REDUÇÃO	TE 90 COM REDUÇÃO
JOELHO 90 - COLUNA	JOELHO 90 - COLUNA	JUNÇÃO SIMPLES	JUNÇÃO SIMPLES

NOTAS

- OS PROJETOS DEVEM SER ADAPTADOS TÉCNICAMENTE CONFORME AS NECESSIDADES MUNICIPAIS;
- PARA COLETA DOS DEJETOS OBSERVAR POSTURAS MUNICIPAIS;
- CADA REJA NECESSARIA A ELABORAÇÃO DE PROJETO DE FOSSA E BUMBUDEIRO. ESTE FICARÁ A CARGO DO ENTE FEDERADO;
- O ENTE FEDERADO DEVERÁ REALIZAR AS ALTERAÇÕES NECESSARIAS ATÉ A APROVAÇÃO E, APÓS ESTA, INCLUIR NO SISTEMA - SIMEC - NOVO PROJETO E NOVA ART DO ENGENHEIRO RESPONSÁVEL PELAS AGUIAÇÕES;
- EXECUTAR ESTE PROJETO JUNTAMENTE COM O PROJETO ESTRUTURAL;
- ANTES DA CONCRETAGEM PREVER PASSAGEM PARA TUBULAÇÕES DENTRO DOS LIMITES ESTABELECIDOS PELA NBR 616:2014;

REFERÊNCIAS:

- MEMORIAL DESCRITIVO E ESPECIFICAÇÕES TÉCNICAS;
- PLANILHA DE QUANTITATIVOS;

Alteramento à NBR 9050/2015:  
 02 - JANEIRO/2017 - Alteração: quadro de áreas, sanitários ínterios 1 e 2, altura da platibanda, mobiliário e equipamento, altura da cerâmica nos sanitários, cor das portas dos solários e altura da porta PA4;  
 01 - AOSTO/2016 - Alteração: quadros técnicos e esquadros pré-estabelecidos da caixa de aço aboto da platibanda;  
 Nº DATA DESCRIÇÃO

CONTROLE DE REVISÕES

**FNDE** Fundo Nacional de Desenvolvimento da Educação  
 Ministério da Educação

PROJETO PADRÃO - FNDE

PROPRIETÁRIO: \_\_\_\_\_

ENDEREÇO: \_\_\_\_\_

MUNICÍPIO - UF: \_\_\_\_\_

PROPRIETÁRIO: \_\_\_\_\_

RESP. TÉCNICO: \_\_\_\_\_ CREA \_\_\_\_\_

AUTOR DO PROJETO: \_\_\_\_\_ CAU \_\_\_\_\_

DLFO: \_\_\_\_\_ CREA \_\_\_\_\_

RA: \_\_\_\_\_

OBSERVAÇÕES: \_\_\_\_\_

PROGRAMA PROINFÂNCIA - PROJETO TIPO 2  
 PROJETO DE INSTALAÇÕES

COORDENAÇÃO: COGEST - Coordenação Geral de Infraestrutura Educacional  
 PLANTA DE ESGOTO SANITÁRIO  
 DETALHES E PONTOS DE VENTILAÇÃO  
 S11 AO S13 E TANQUE SÉPTICO  
 HEG

REVISÃO: R.00 R.01 R.02  
 ESCALA: INDICADA  
 DATA EMISSÃO: JANEIRO/2017  
 PRIMEIRA: \_\_\_\_\_  
 05/05

1 DETALHES  
 ESCALA 1:25